



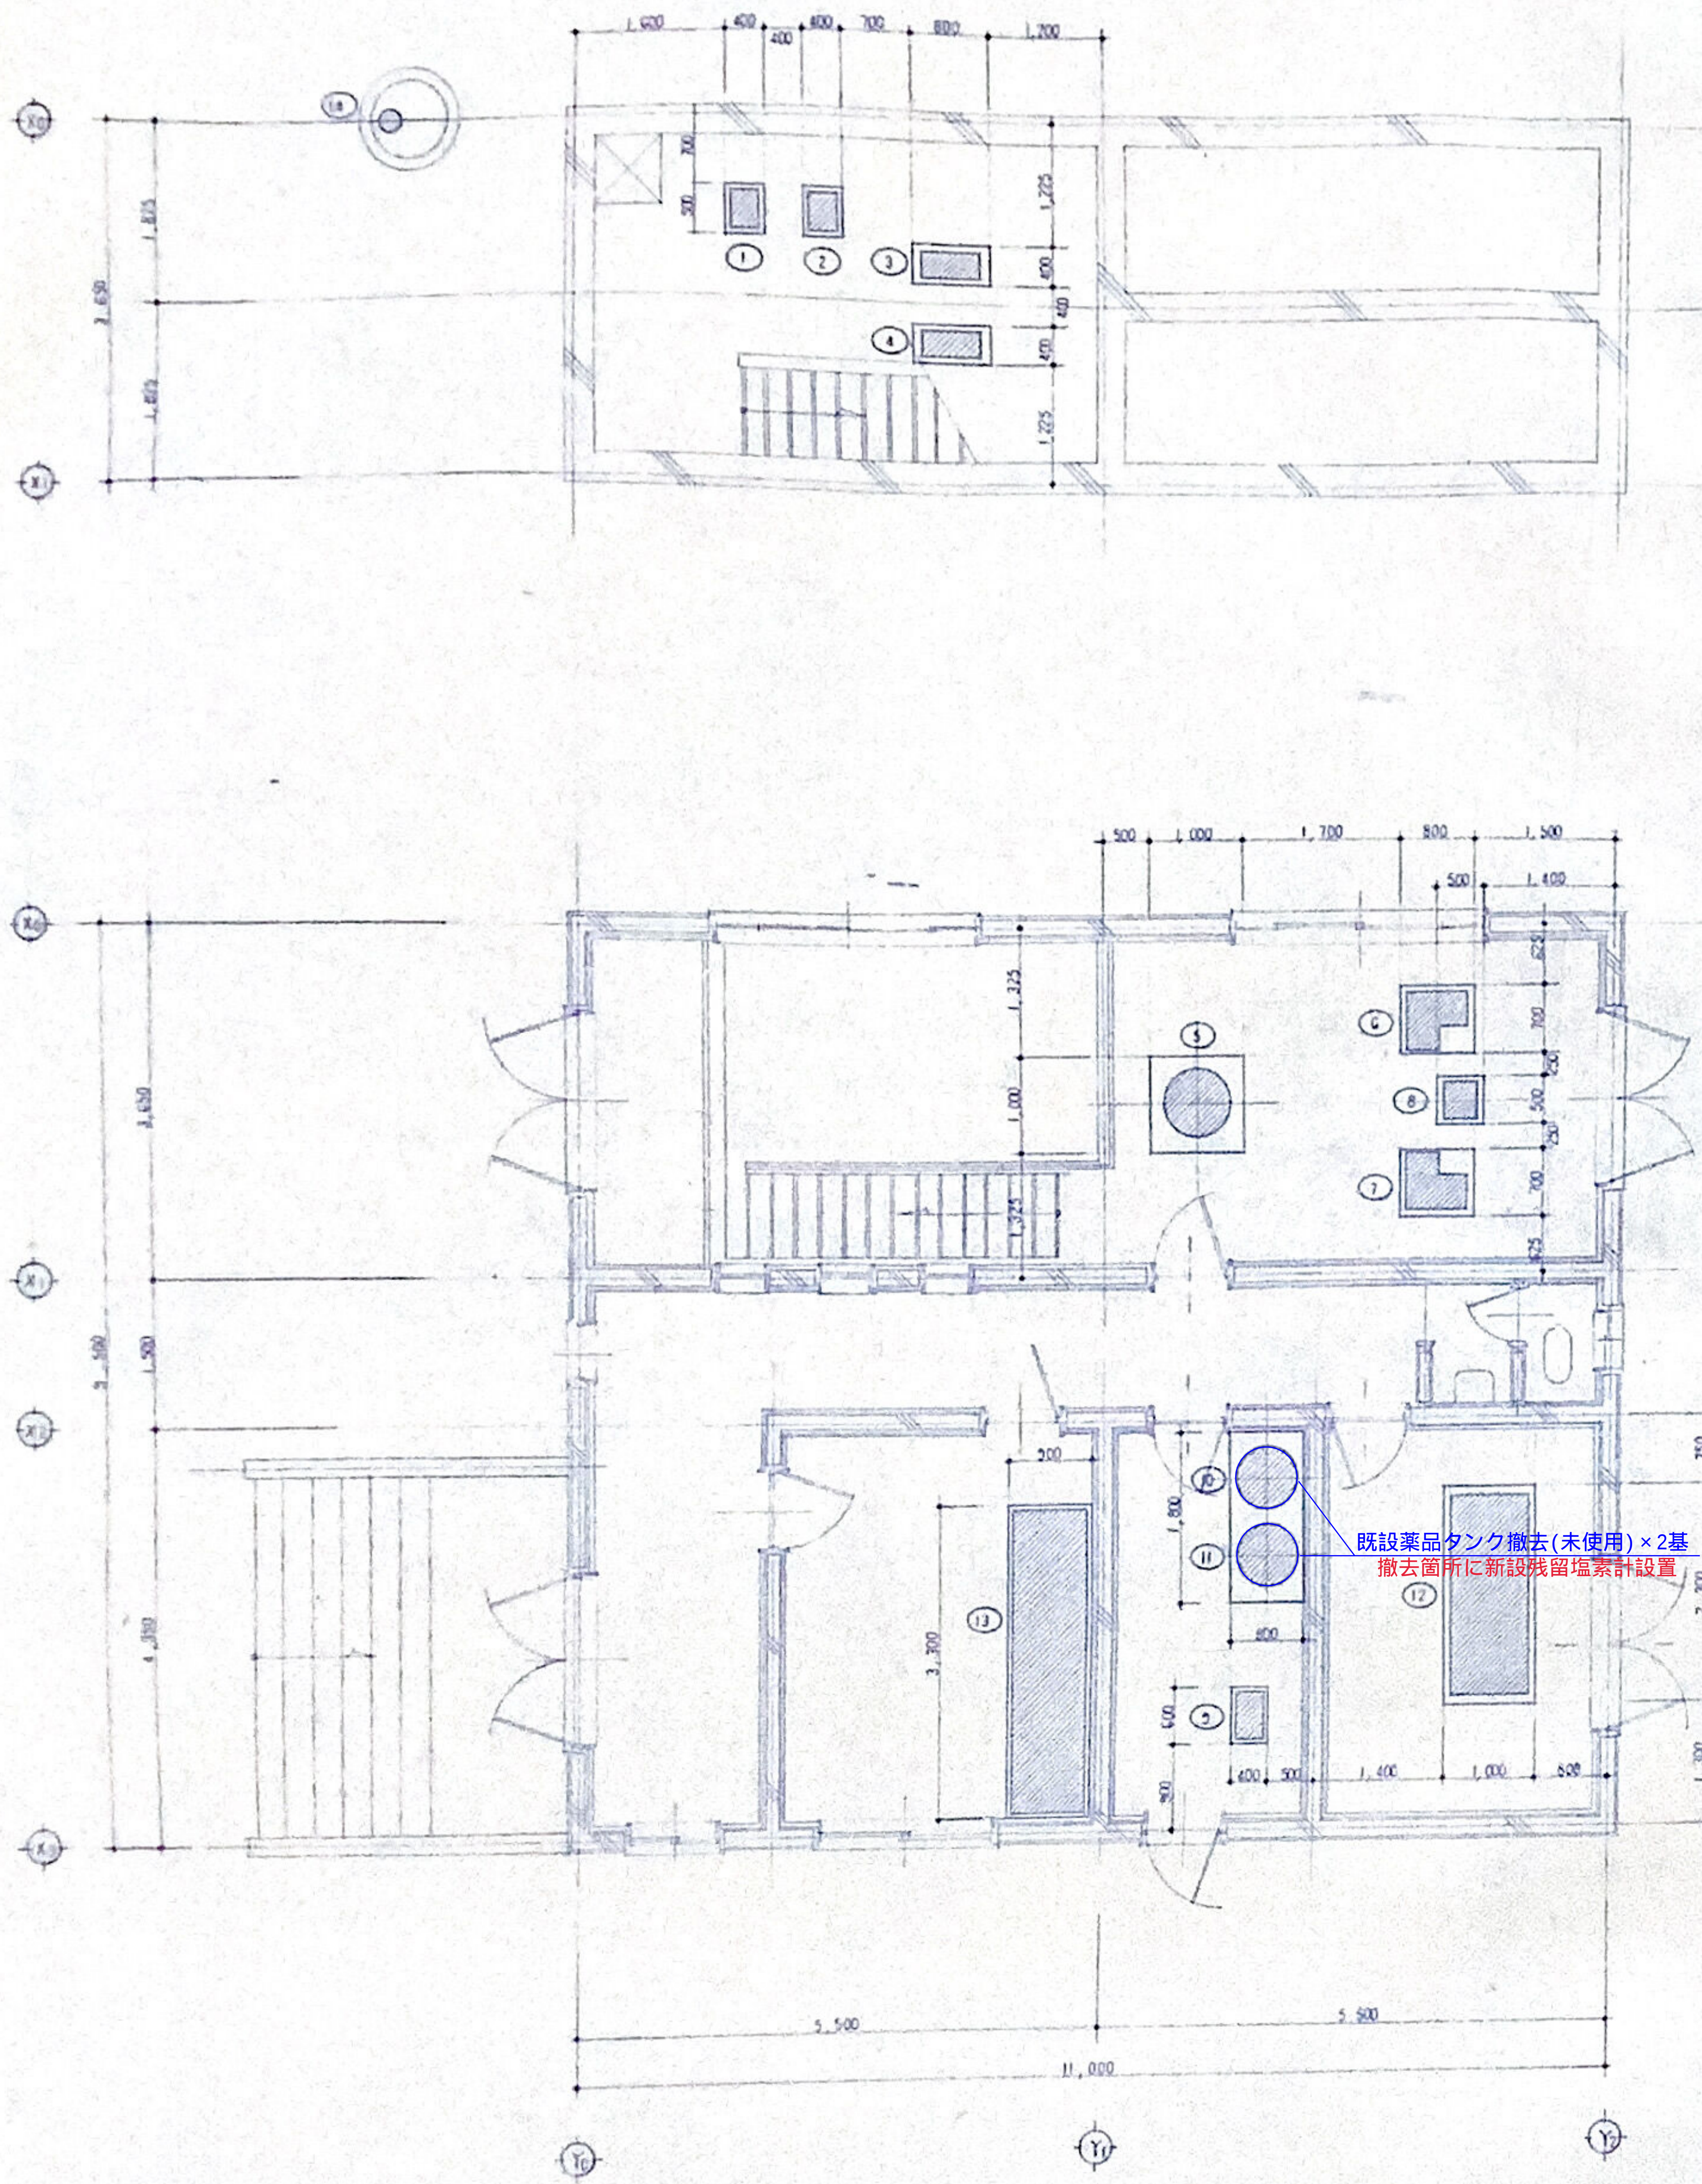

番号	品名	仕様	数量	単位
①	1号取水ポンプ	潜水ポンプ 65φ・50W・1.5kW・0.33 ¹ / ₄ 寸・14"	500	× 400 × "200
②	2号取水ポンプ	同	500	× 400 × "200
③	1号送水ポンプ	潜水ポンプ 65φ・50W・1.5kW・0.33 ¹ / ₄ 寸・52"	400	× 800 × "200
④	2号送水ポンプ	同	400	× 800 × "200
⑤	遊離塩素除去装置	側流膜式 鋼板製 20 ³ / ₄ 寸処理	1,000	× 1,000 × "200
⑥	1号差圧機	ターボファン 10 ³ / ₄ 寸・150mmφ・1.5kW	700	× 800 × "200
⑦	2号差圧機	同	700	× 800 × "200
⑧	エアフィルター	紙質ウレタンフィルター 100φ	500	× 500 × "300
⑨	塩素薬液注入機	有動力ポンプ制御式 熱風機駆動ポンプ 1.1 ¹ / ₄ 寸・16 ¹ / ₄ 寸吐出 2 ¹ / ₄ 寸	600	× 400 × "300
⑩	1号薬品タンク	ポリ塩化ビニル製 200 ³ / ₄ 寸	1,800	× 800 × "500
⑪	2号薬品タンク	同		
⑫	非常用電源装置	3 ¹ / ₂ kw 三相200V 3 ¹ / ₄ 寸・100mmφ・全自動起動・30 ³ / ₄ 寸	2,300	× 1,000 × "200
⑬	筐体	鋼板製厚肉型 2,200 × 800 × 1,950 ³ / ₄	1,300	× 900 × "300
⑭	排水ポンプ	潜水ポンプ 40φ・0.25kW・83 ¹ / ₄ 寸・6 ¹ / ₄ 寸吐出		


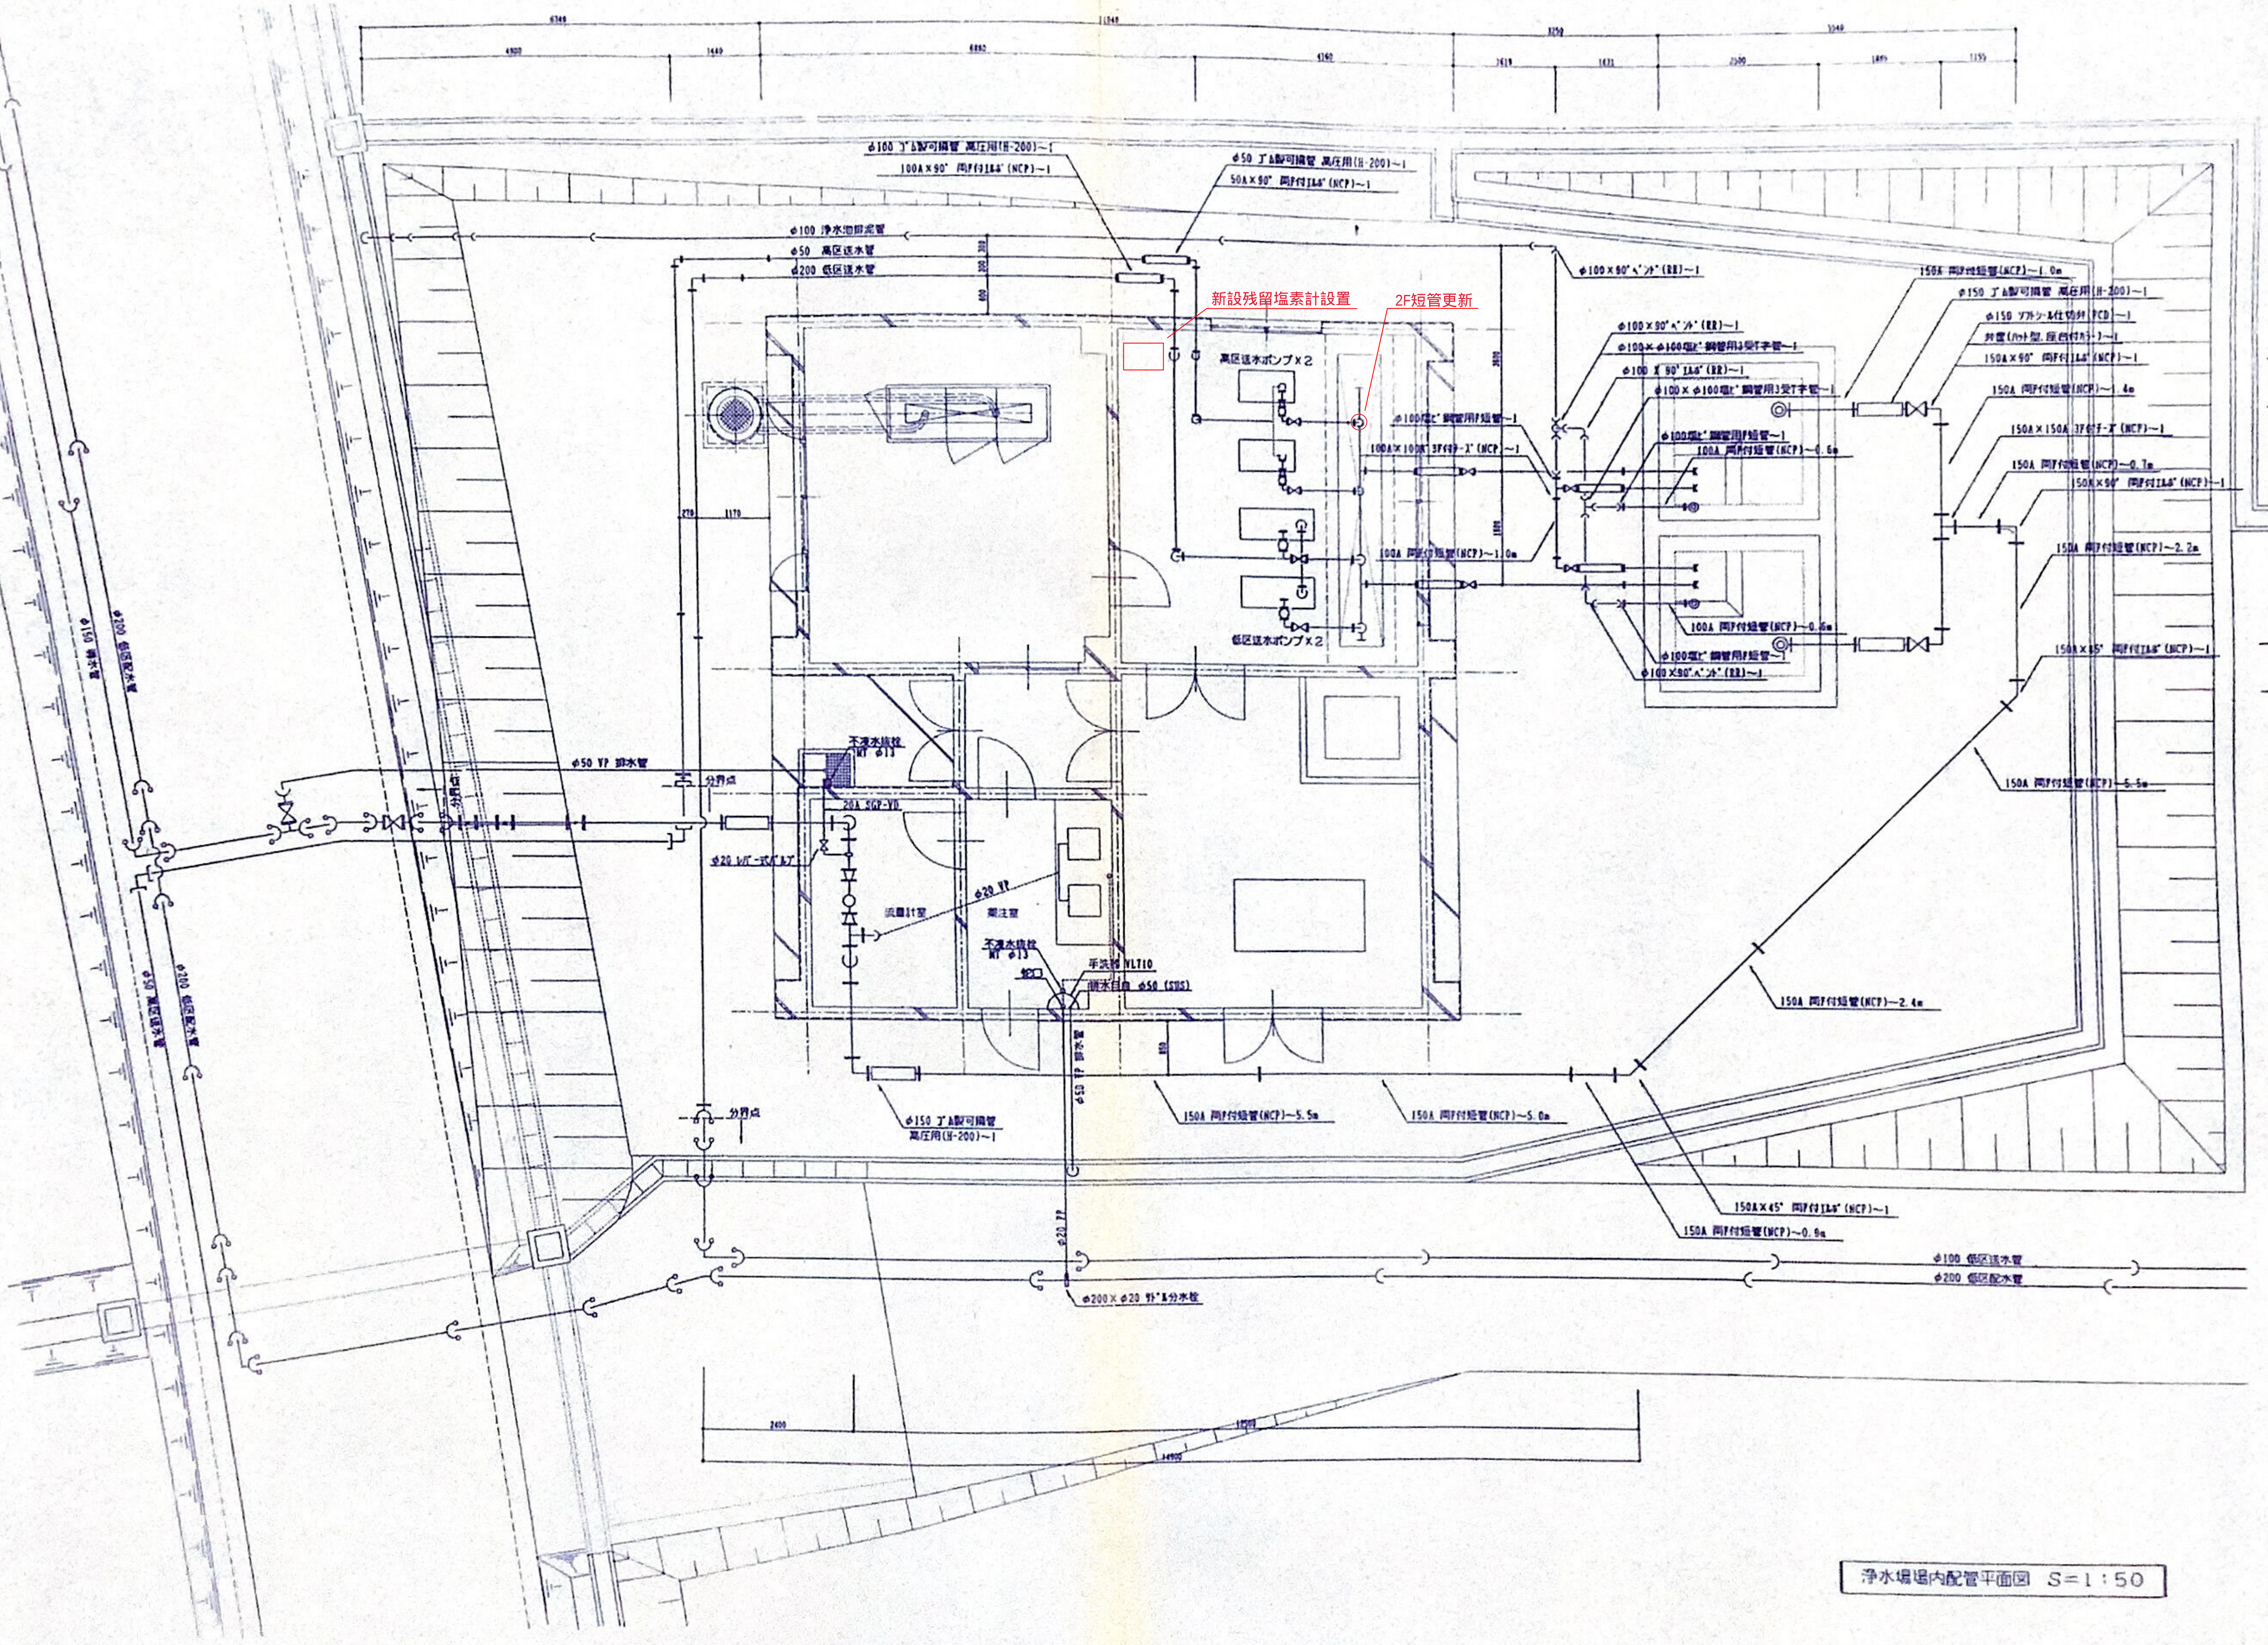



浄水場内配管平面図 S=1:50

1. 図示「V」は、水道用「V」形変換管(φ100×117)を示す。 2. 図示「P」は、水道用「P」形変換管(φ100×117)を示す。 3. 図示「T」は、水道用「T」形変換管(φ100×117)を示す。 4. 図示「V」は、水道用「V」形変換管(φ100×117)を示す。
 5. 図示「P」は、水道用「P」形変換管(φ100×117)を示す。 6. 図示「T」は、水道用「T」形変換管(φ100×117)を示す。 7. 図示「V」は、水道用「V」形変換管(φ100×117)を示す。 8. 図示「P」は、水道用「P」形変換管(φ100×117)を示す。


株式会社 三木設計事務所
 代表取締役 三木 浩二
 設計 三木 浩二
 監理 三木 浩二
 図面 三木 浩二

事業名称 心像小杉山地区簡易水道施設整備事業
 工事名称 心像小杉山地区簡易水道施設整備工事
 図面名称 浄水場内配管図(1)
 図面番号 25
 縮尺 1/50

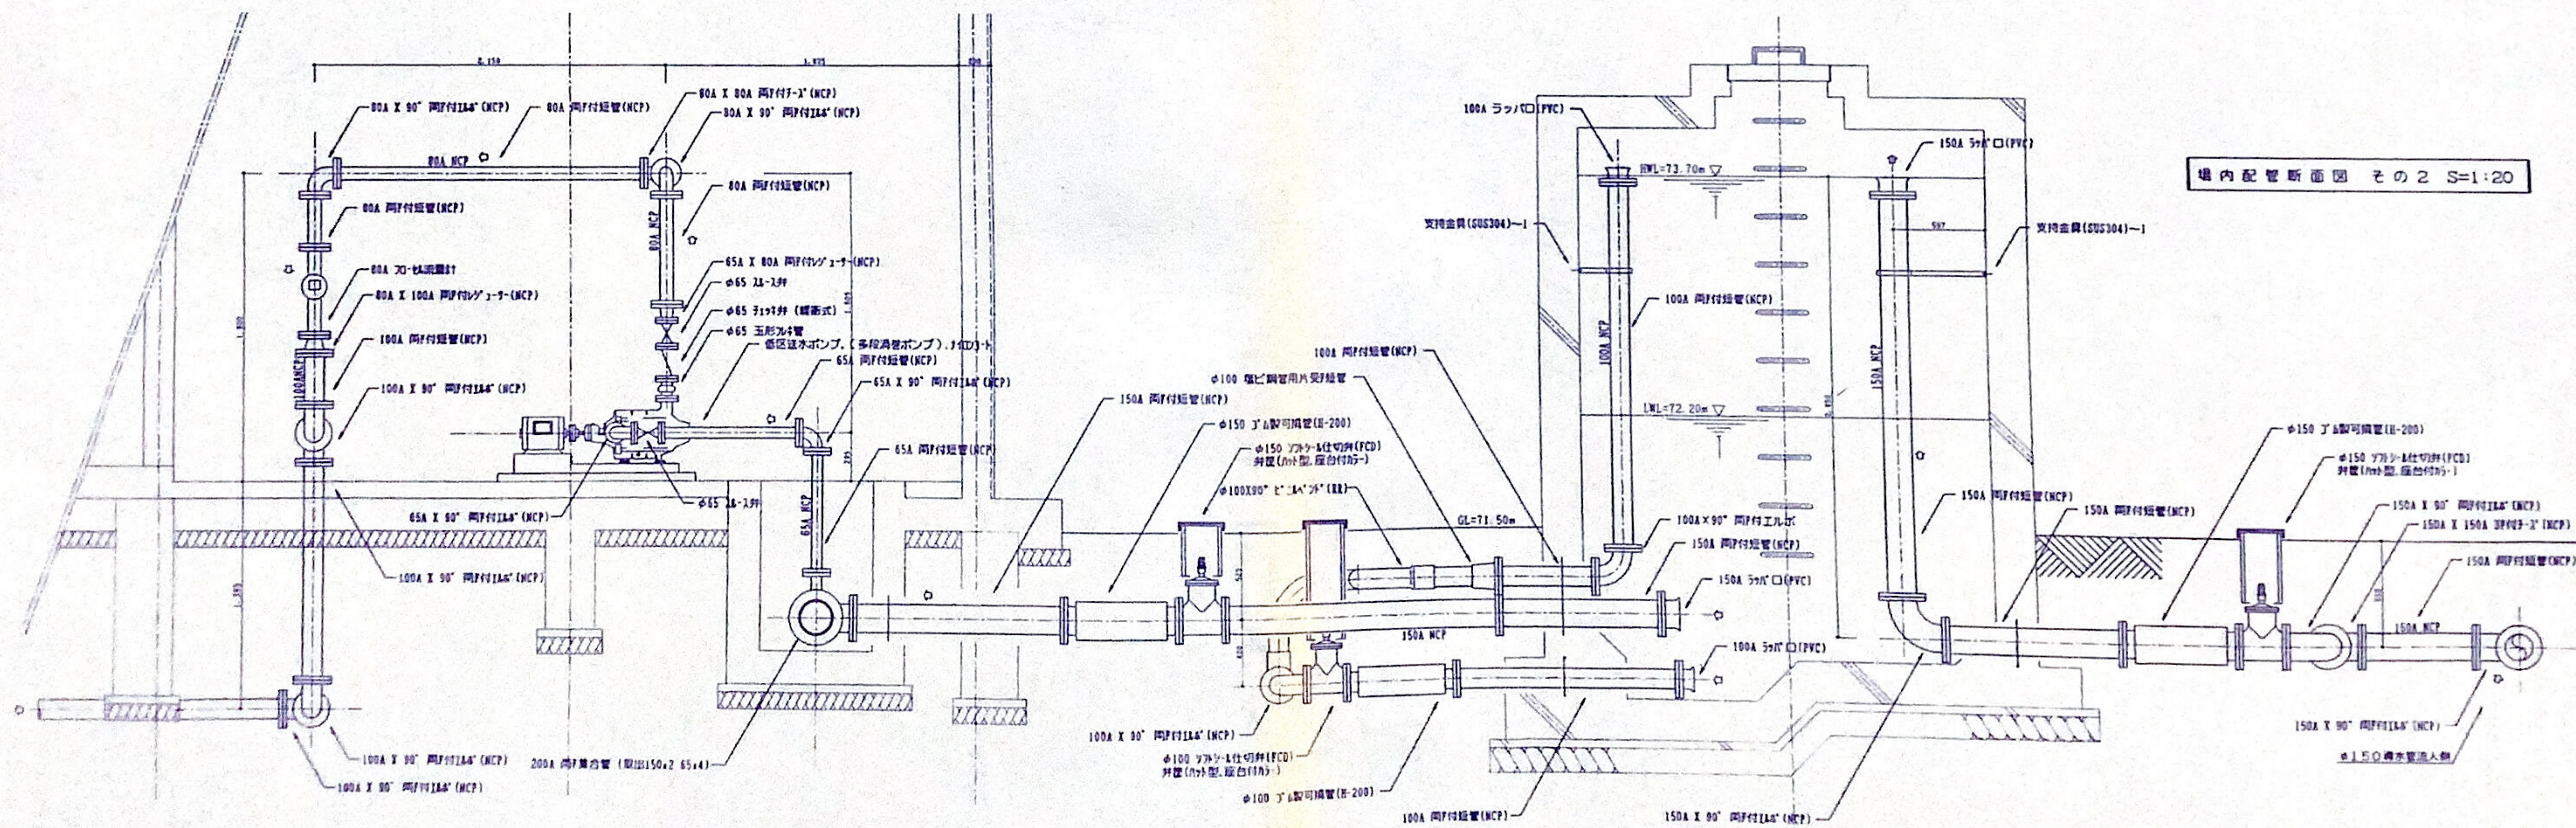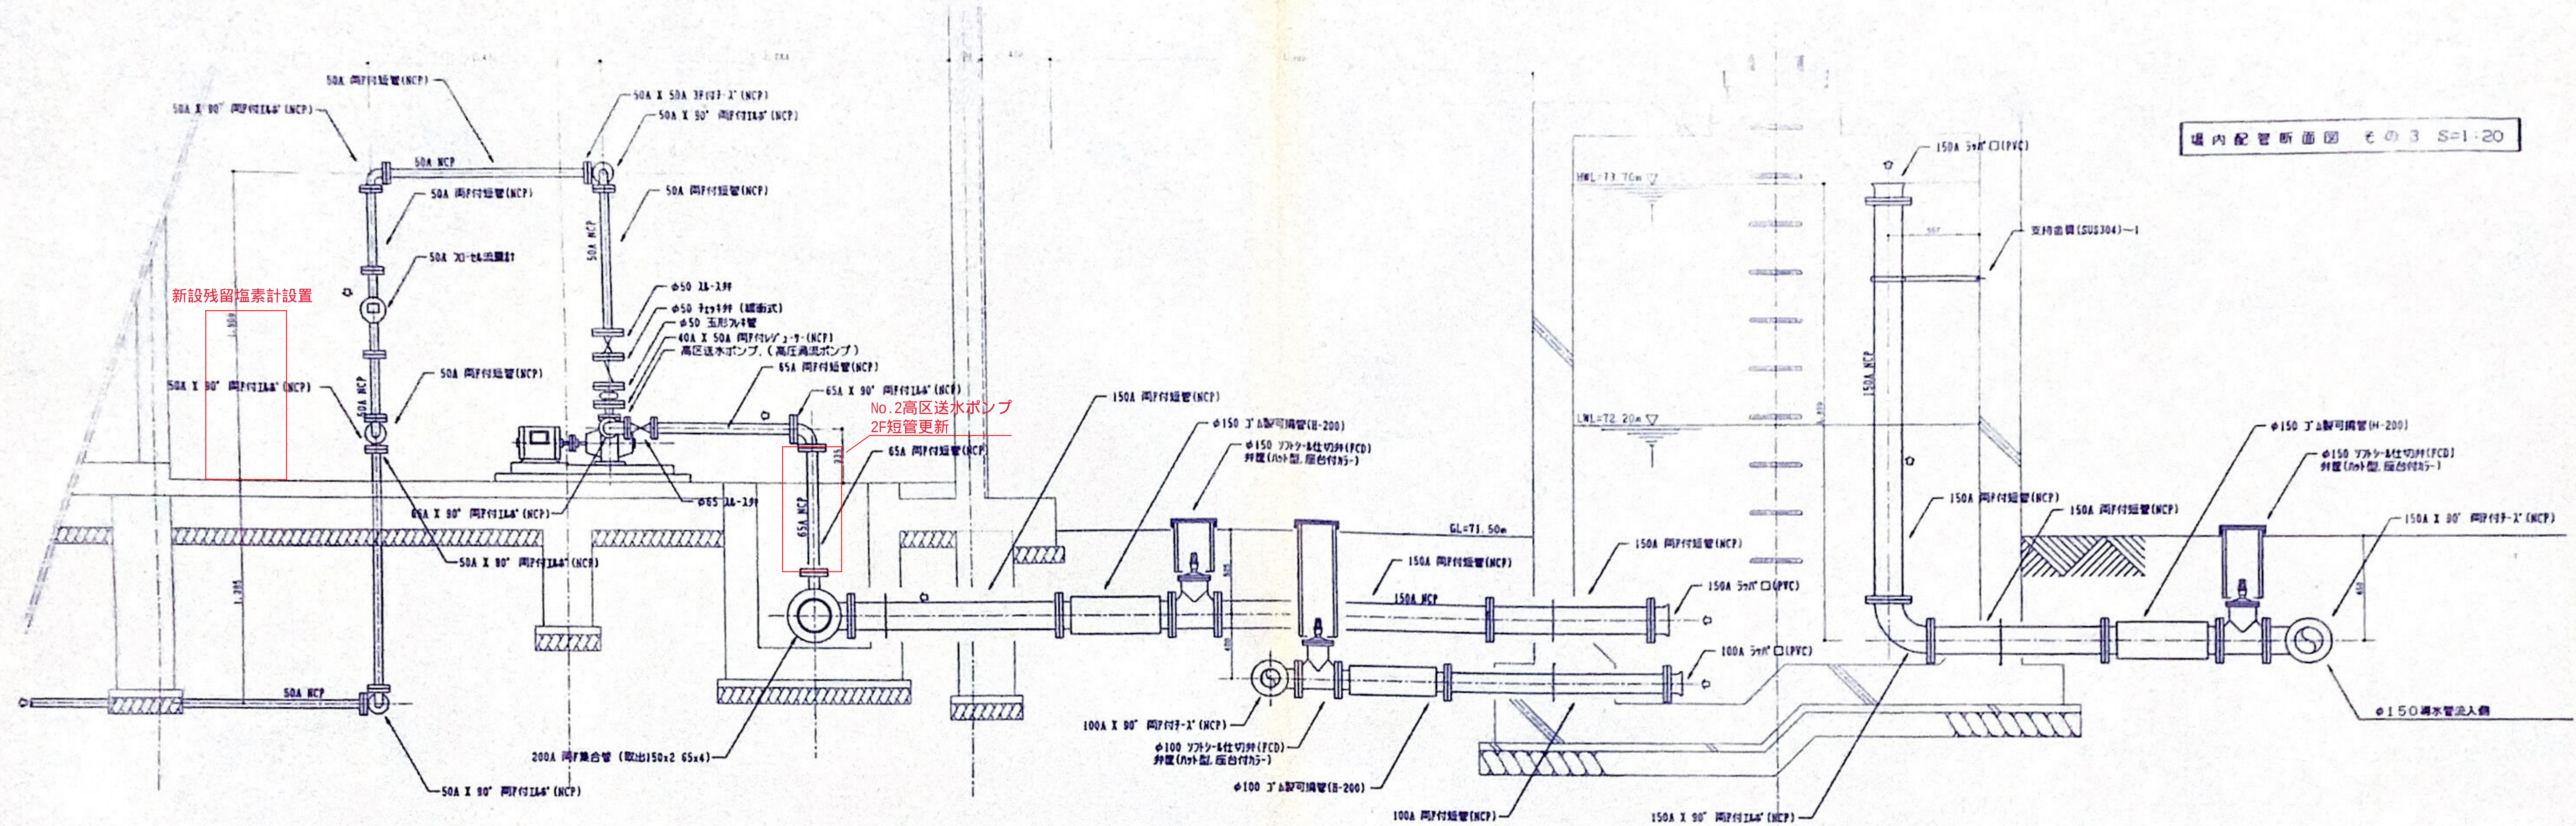

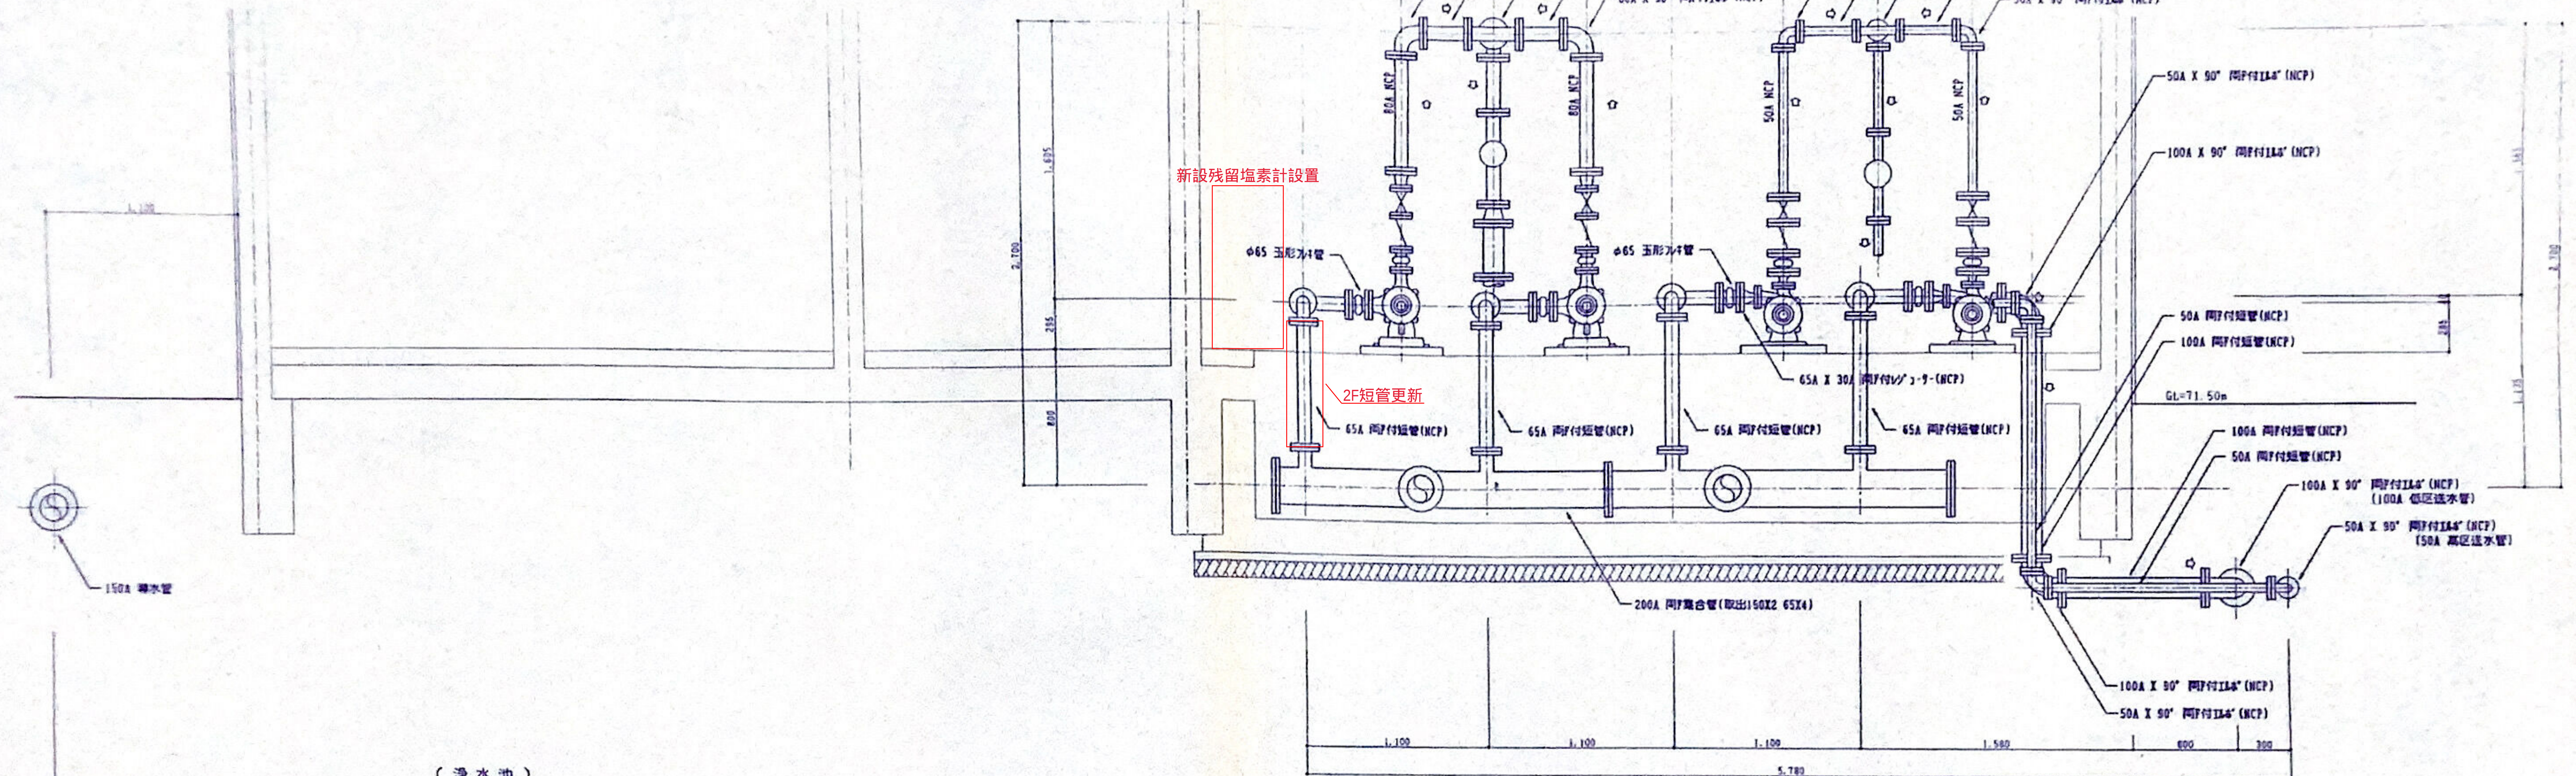

(浄水池)

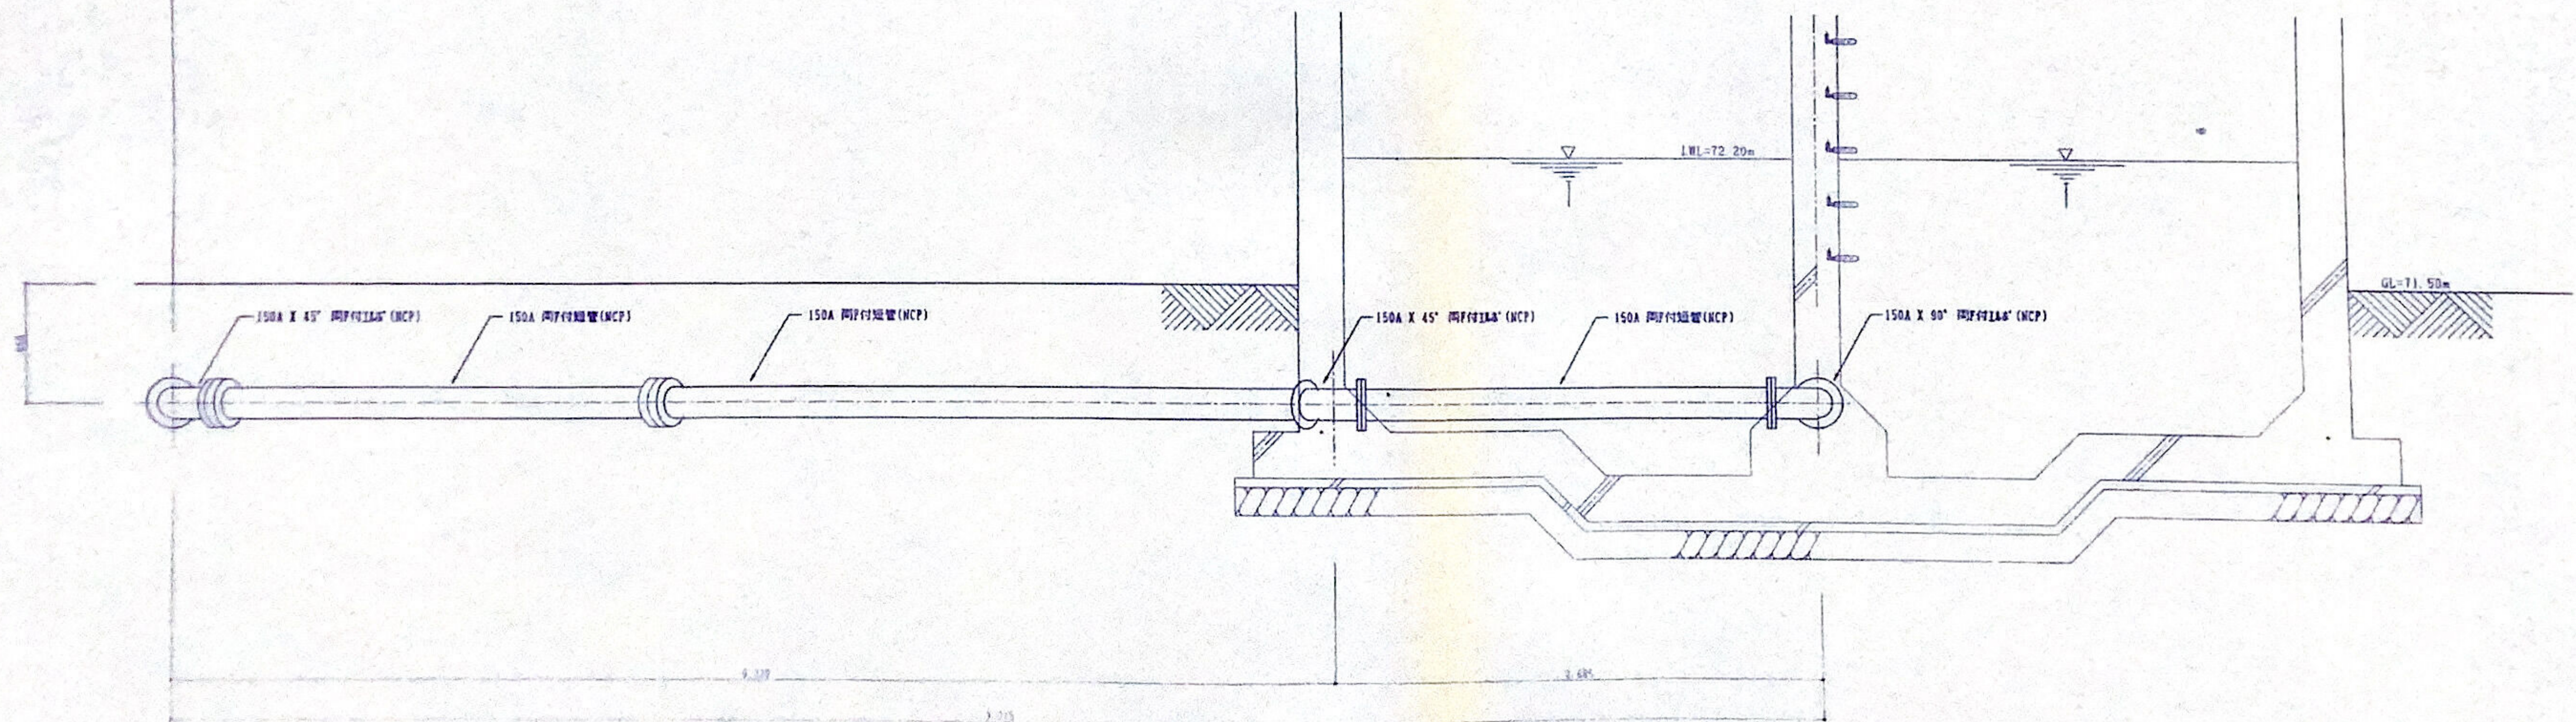

1. 図示「PP」は、水道用「塩化ビニル管」(JIS S-5031)を示す。 2. 図示「NCP」は、水道用「銅管」(JIS H-3452, JIS H-3453)を示す。 3. 図示「PE」は、水道用「ポリエチレン管」(JIS K-6762)を示す。 4. 図示「VP」は、水道用「硬質塩化ビニル管」(JIS K-6742)を示す。

5. 図示「短管」は、すべて「塩化ビニル管」(JIS S-5031)を示す。 6. 図示「短管」は、すべて「銅管」(JIS H-3452, JIS H-3453)を示す。 7. 図示「短管」は、すべて「硬質塩化ビニル管」(JIS K-6742)を示す。


株式会社 三木設計事務所

設計 校印 校印 校印

事業名称 心像小杉山地区簡易水道施設整備 事業

工事名称 心像小杉山地区簡易水道施設整備 工事

図面名称 浄水場場内配管図 (3) 図尺 1/20

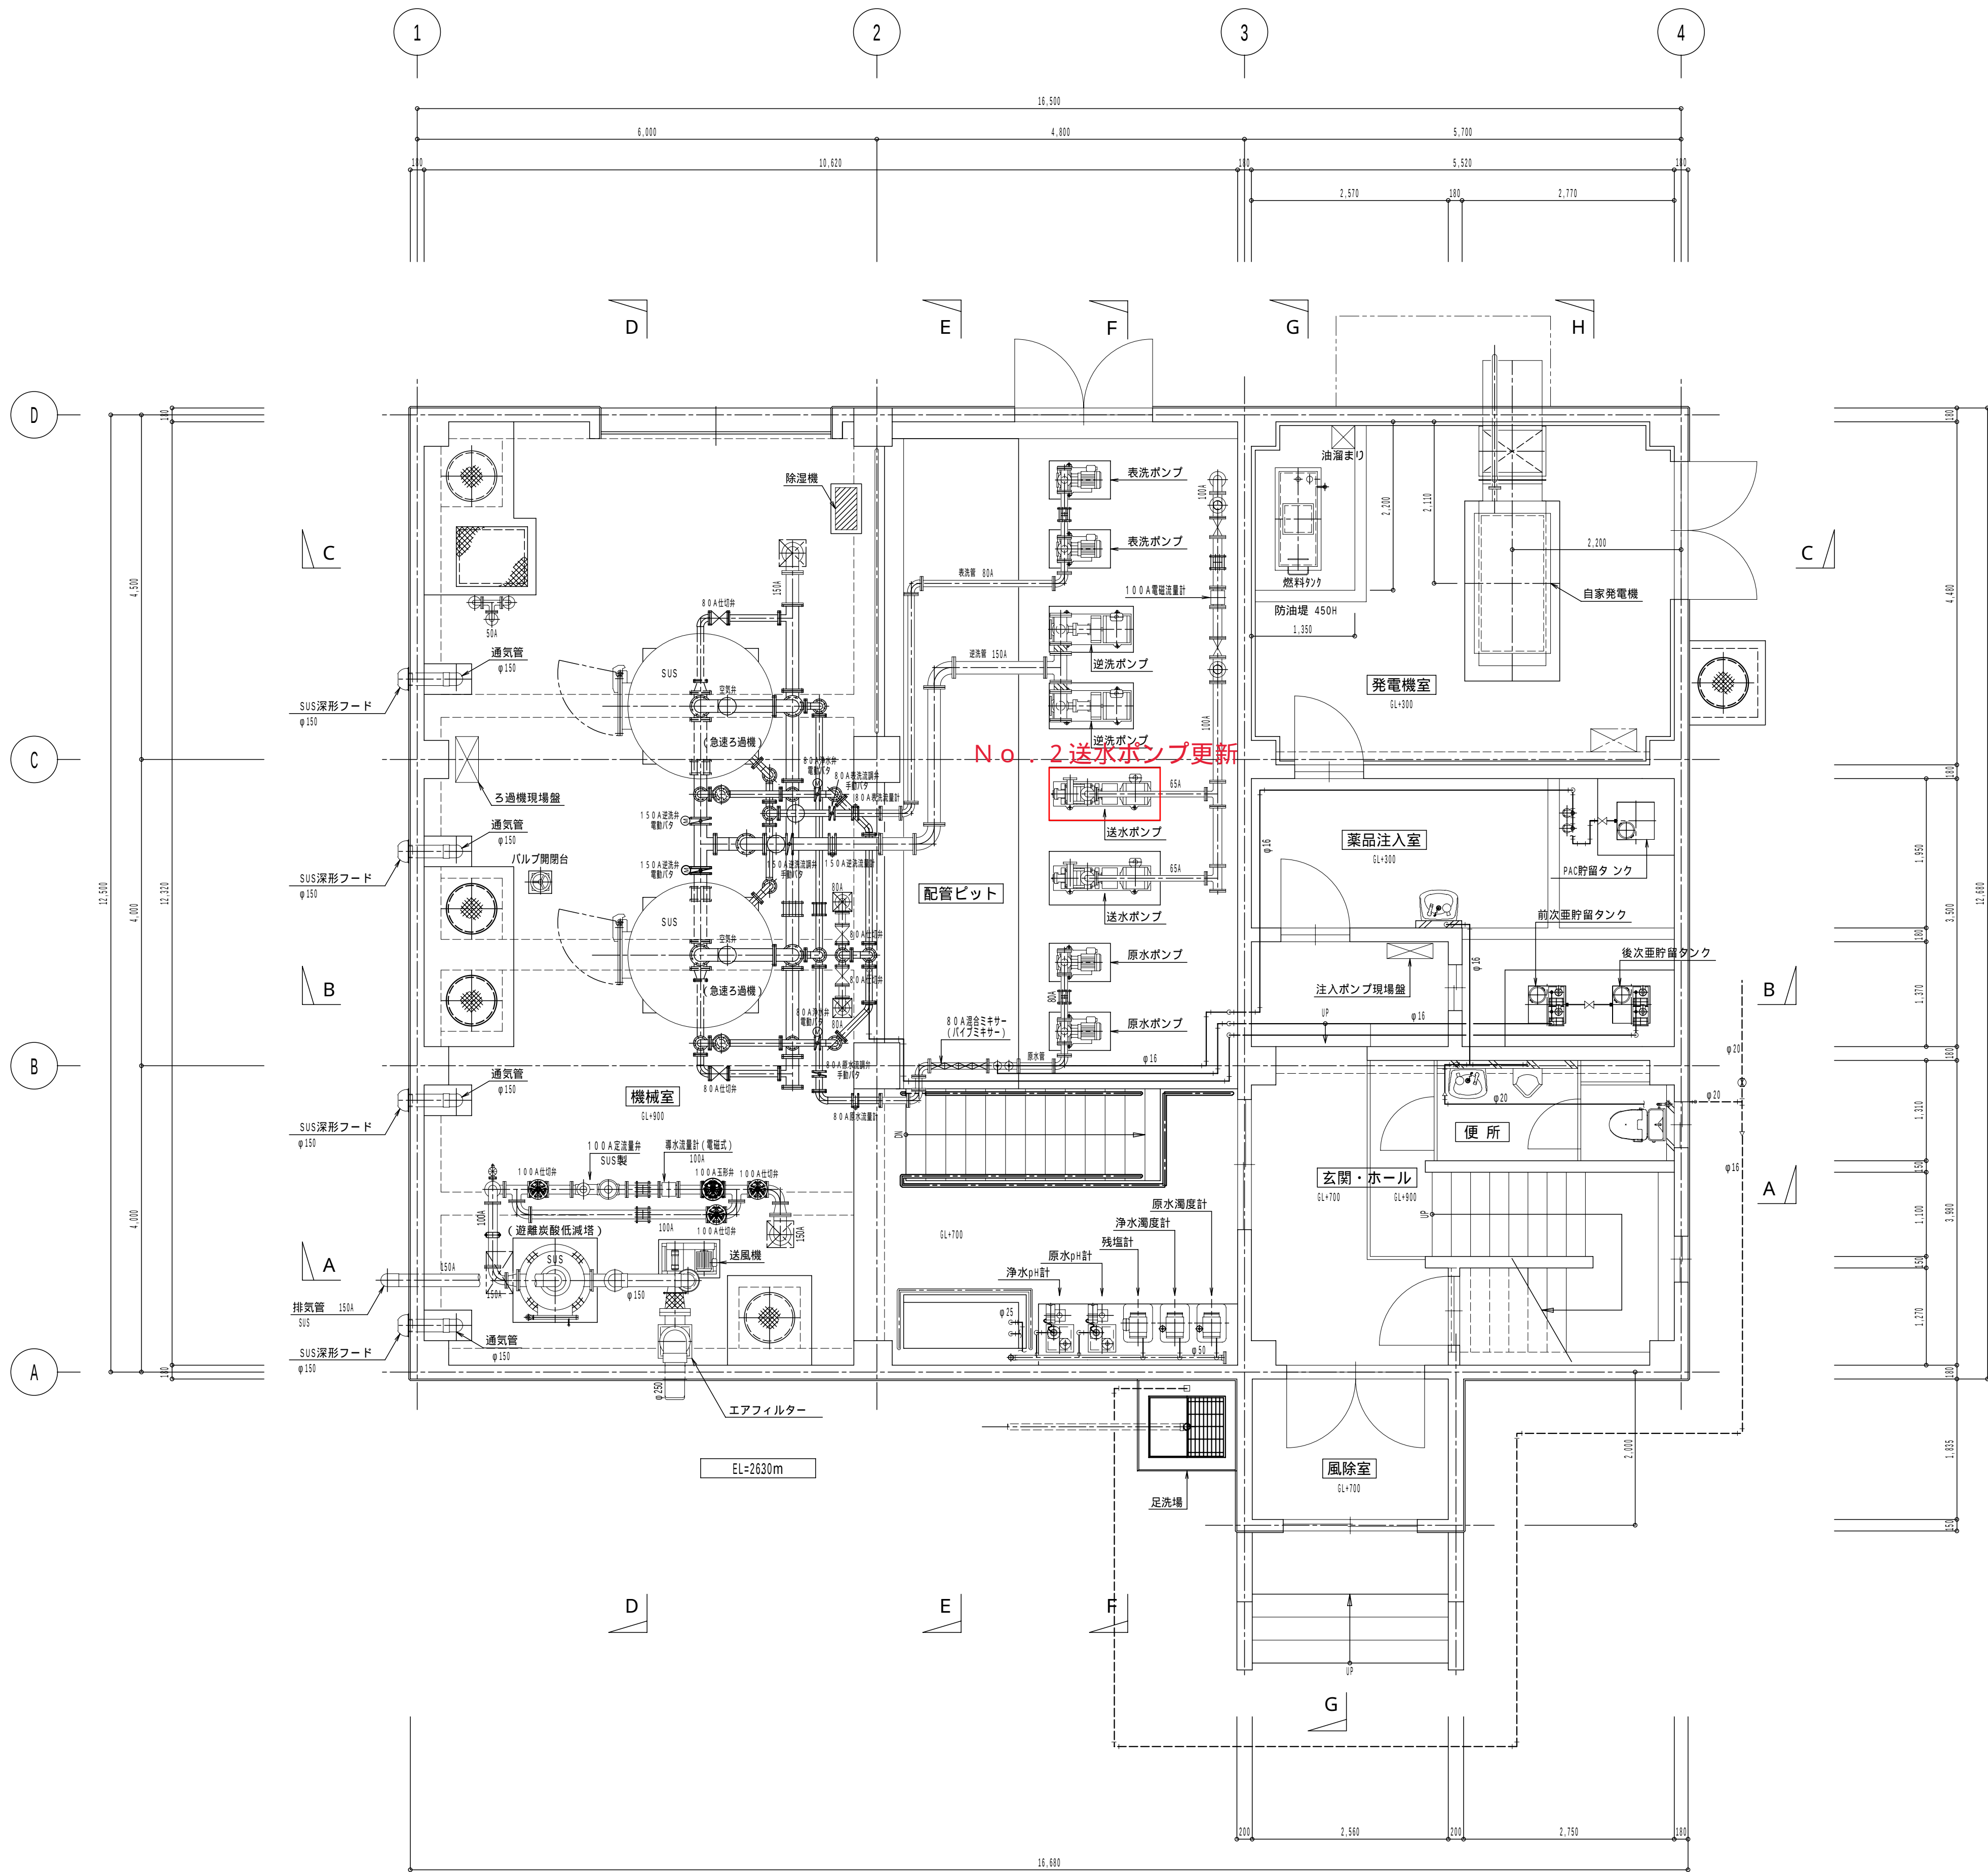

浄水管理棟 1階平面図 1:50

平成 19 年度			
施工箇所	大仙市大沢郷寺字嶽ノ腰山 地内		
工事名	構造物建設工事		
図名	浄水管理棟 1階平面図		
縮尺	1/50	図番	40
秋 田 県 大 仙 市			