


一般平面図 S=1:10,000

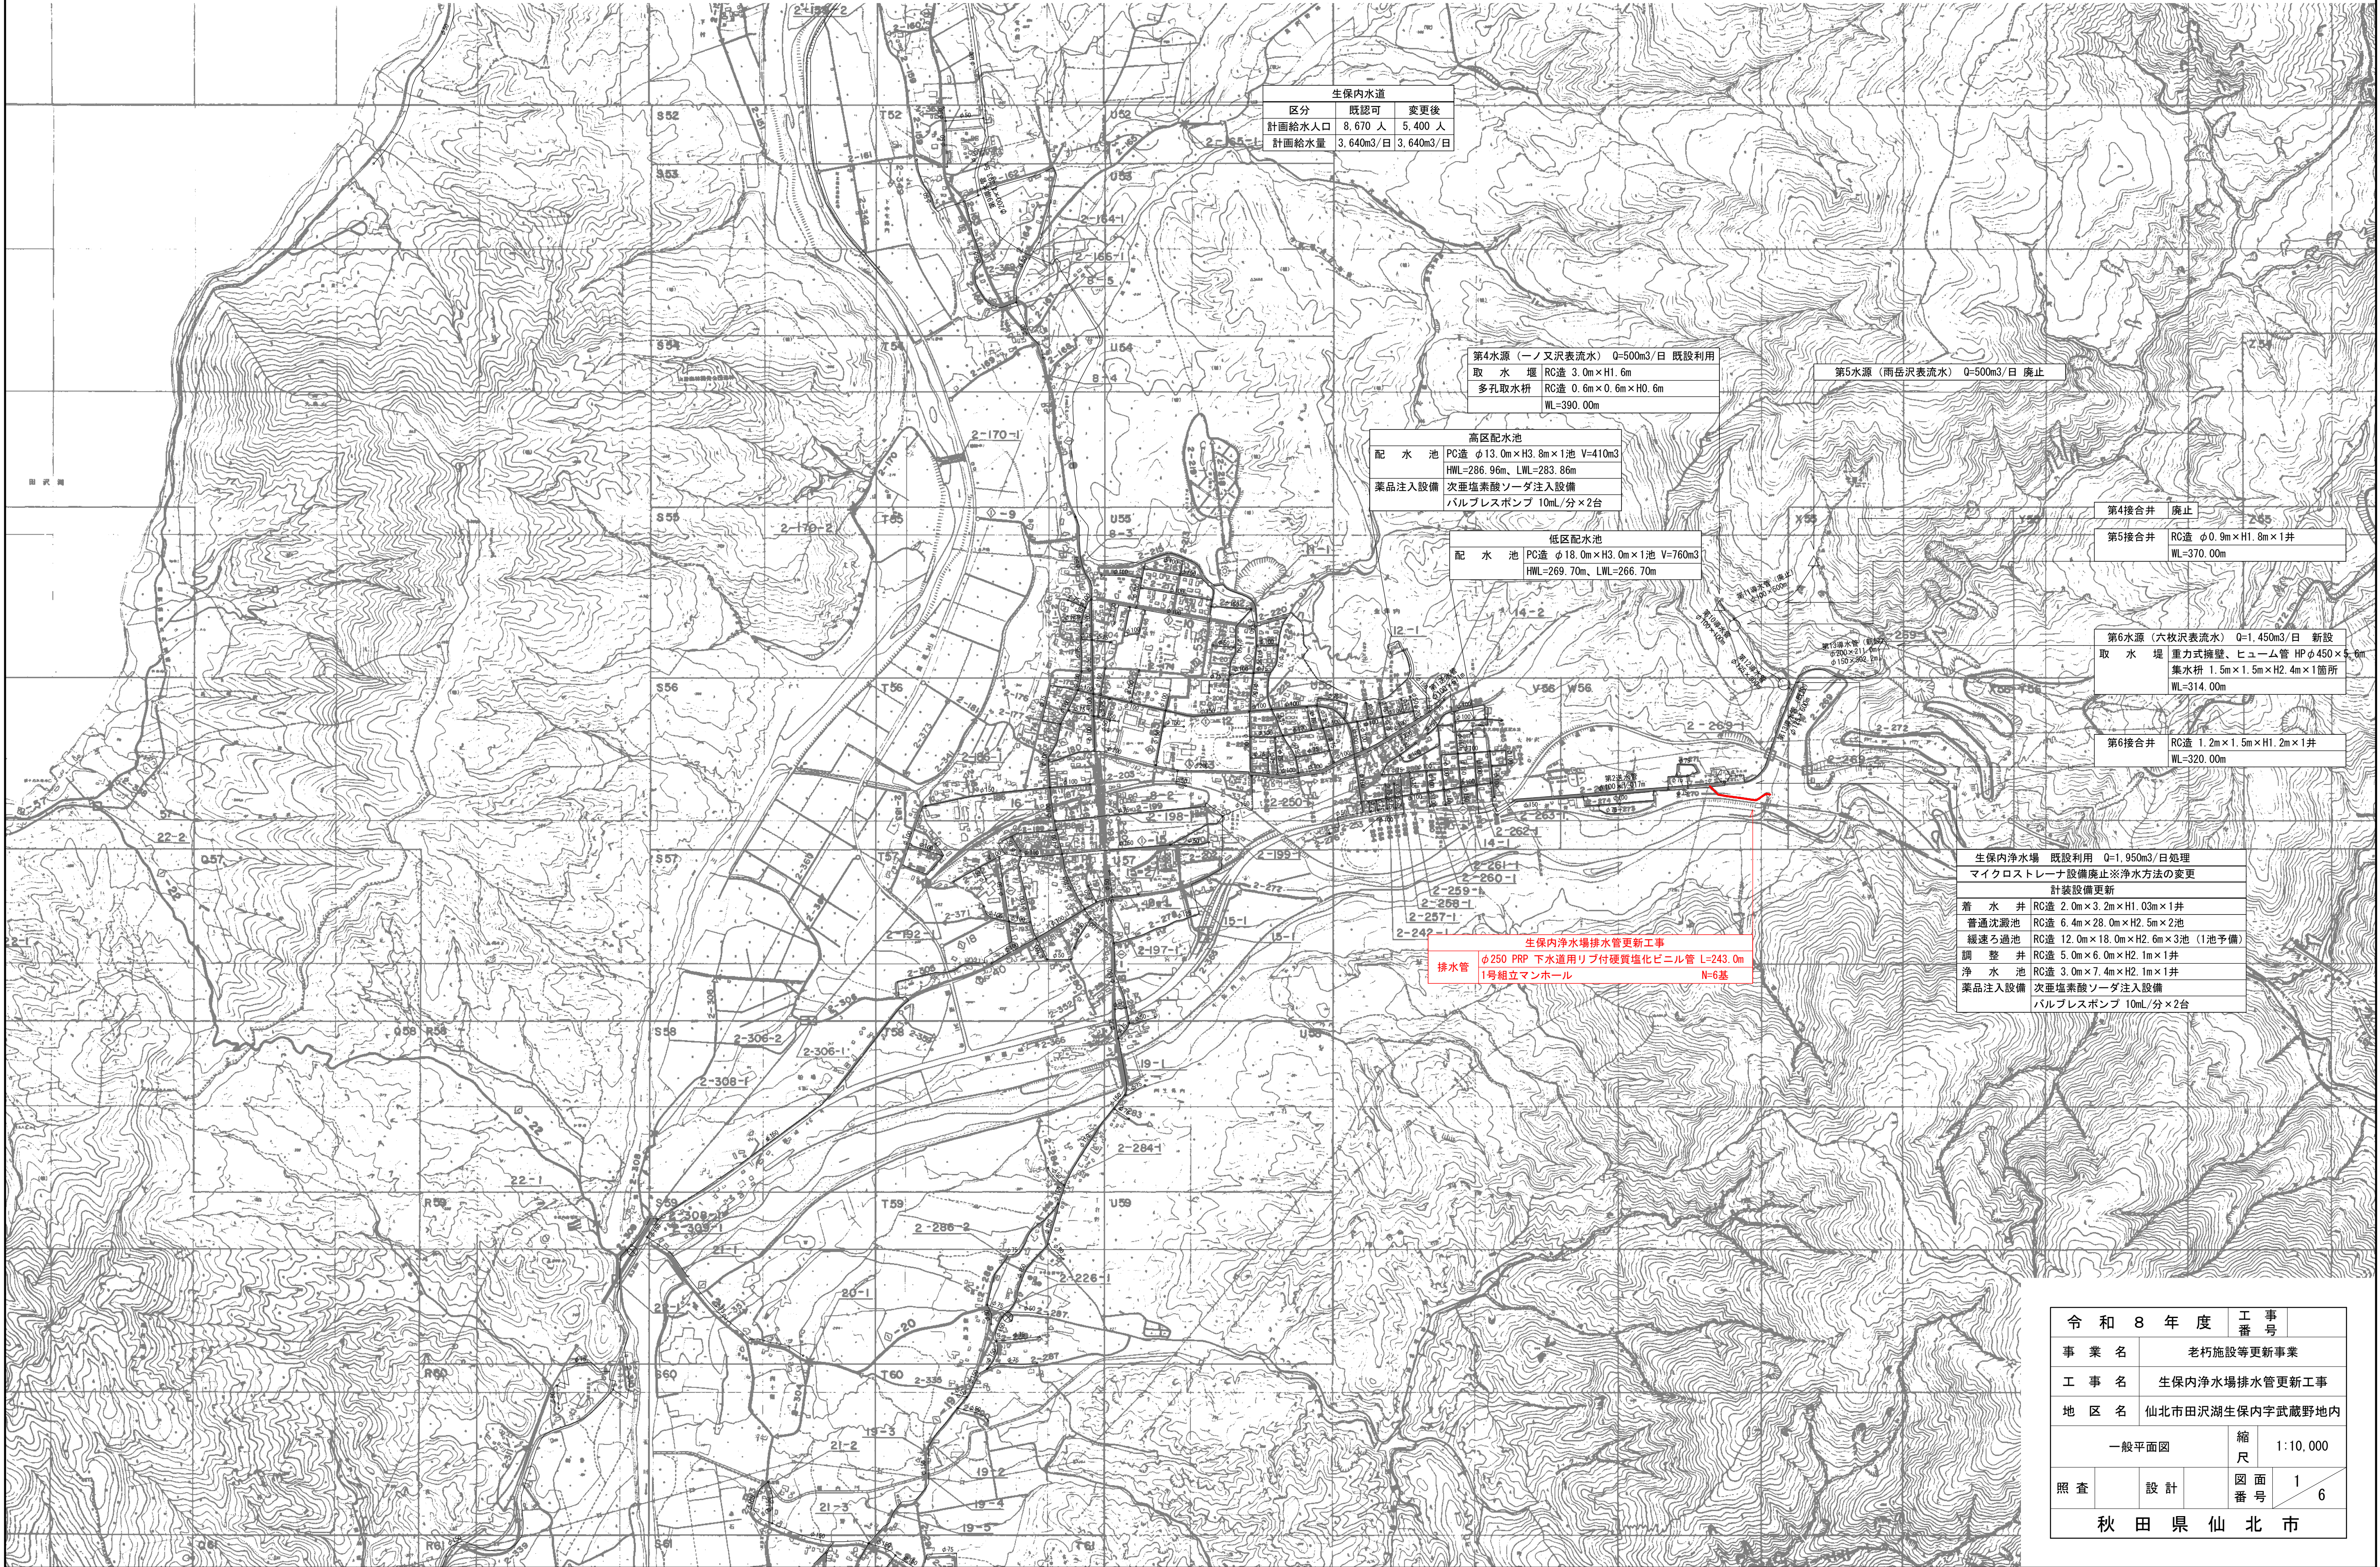

令和8年度		工事番号
事業名		老朽施設等更新事業
工事名		生保内浄水場排水管更新工事
地区名		仙北市田沢湖生保内宇武蔵野地内
一般平面図		縮尺 1:10,000
照査	設計	図面番号 1/6
		秋田県仙北市