



1号組立マンホール標準構造図 S=1:20

(参考図)


平面図

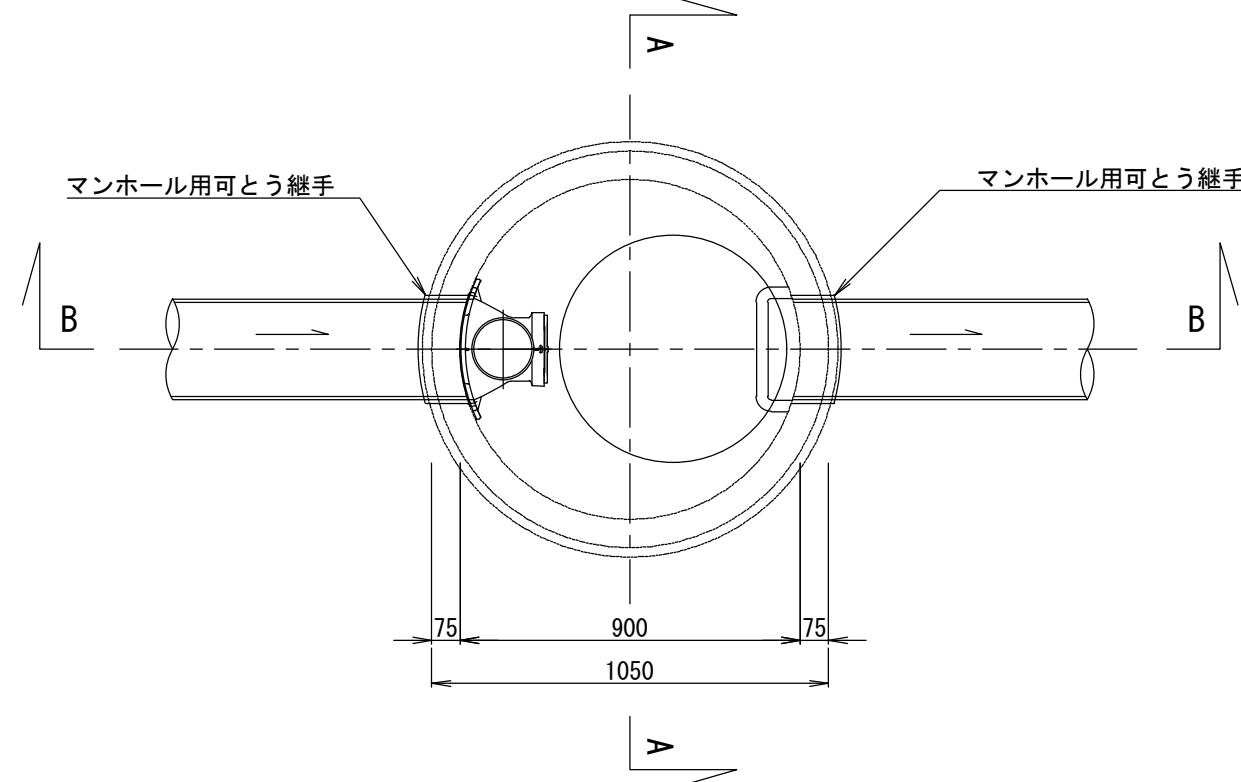

断面図

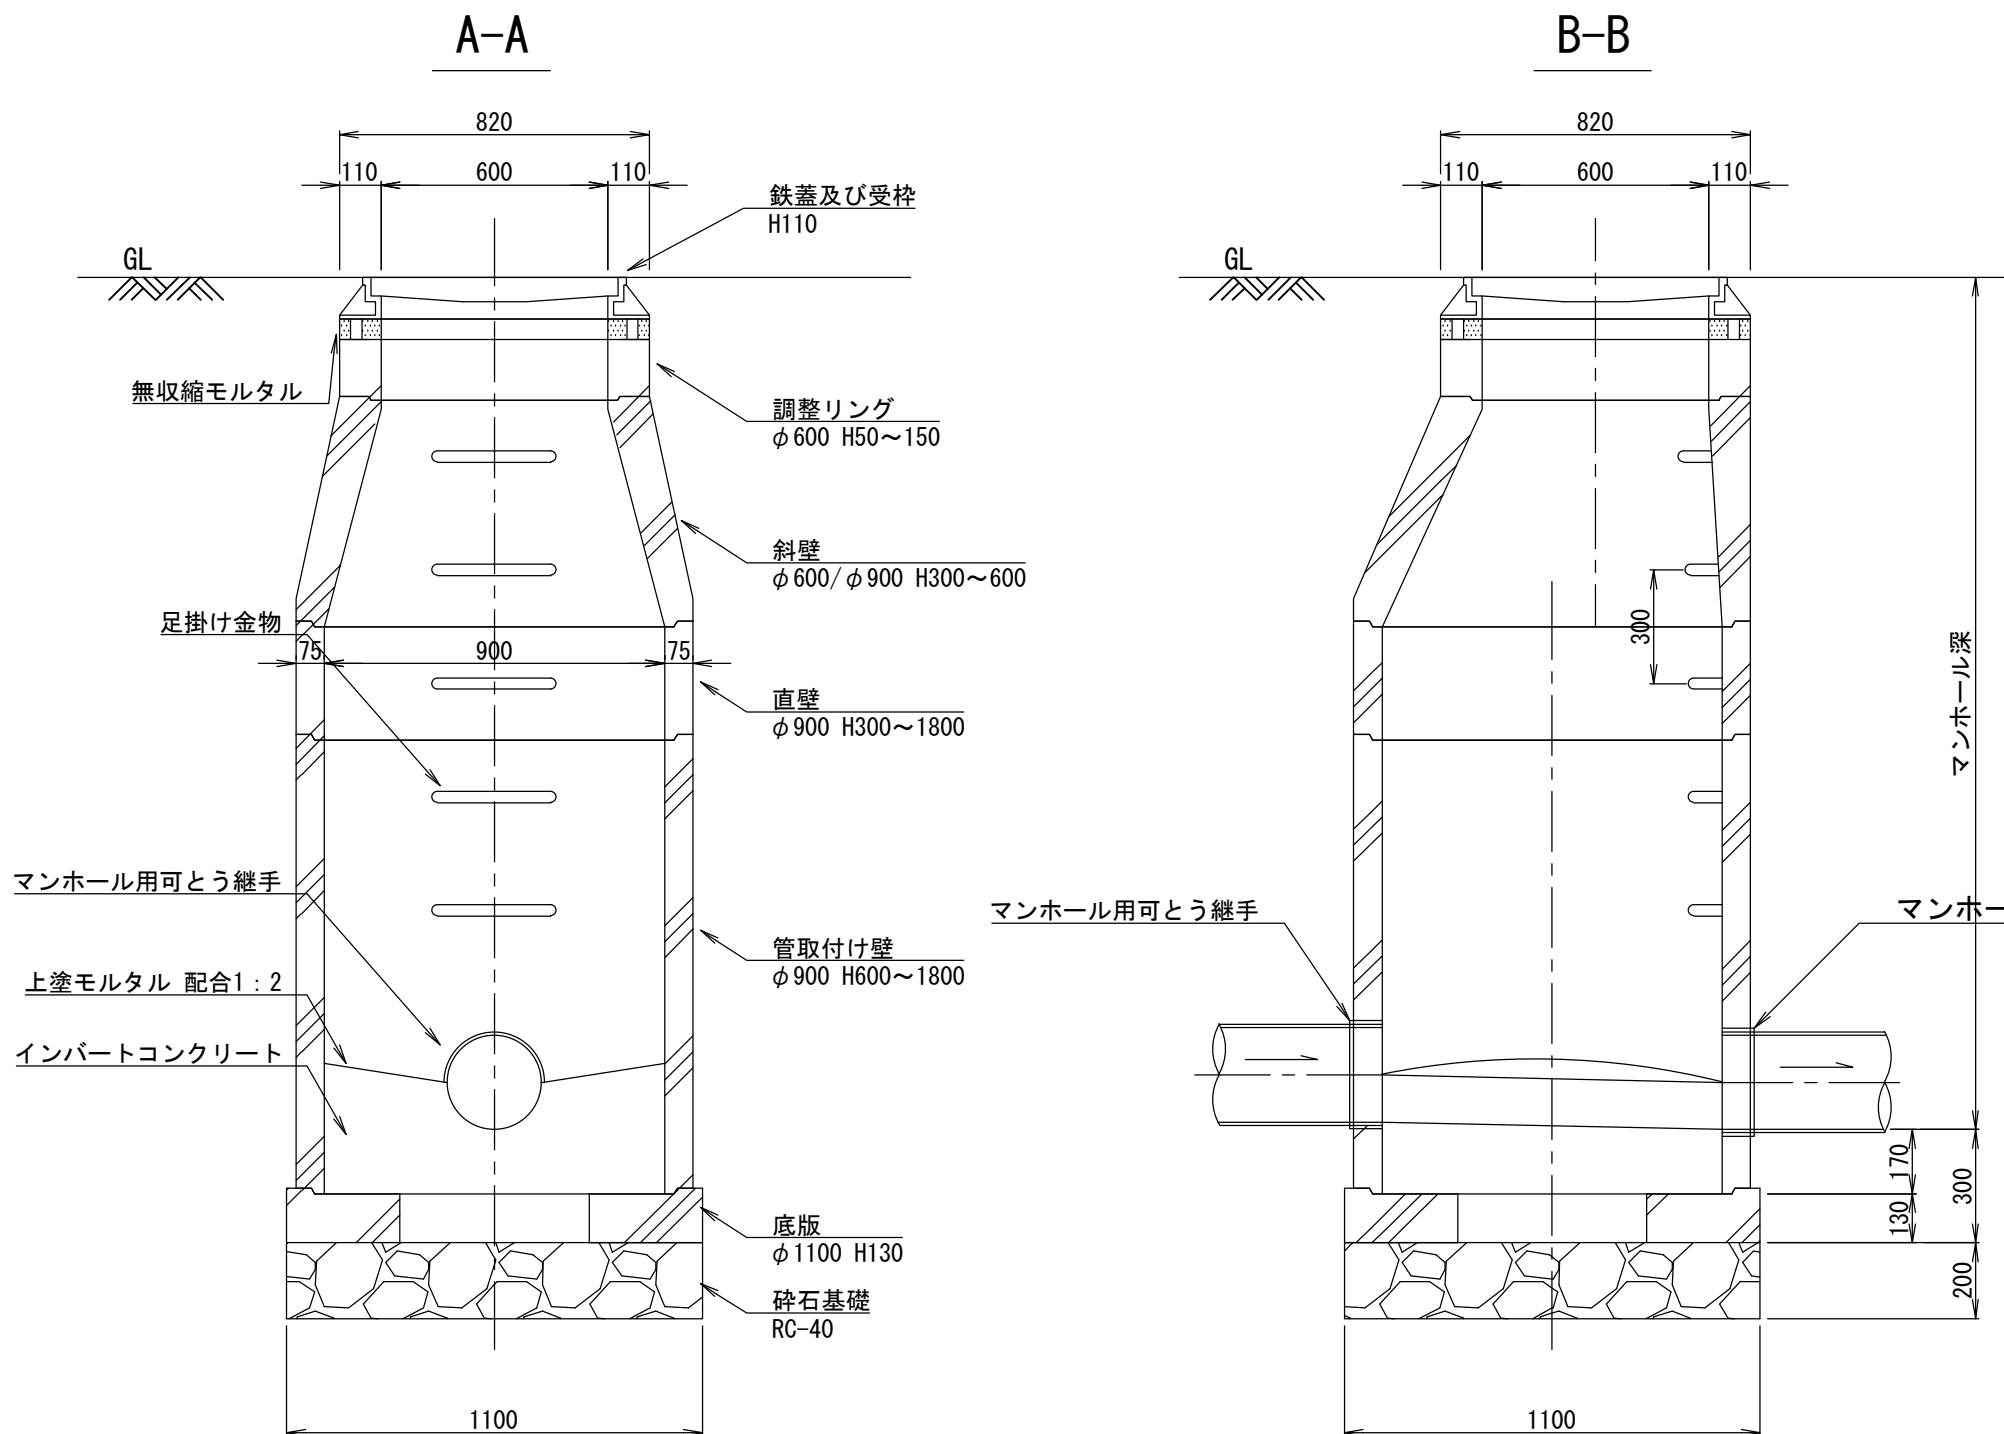

内副管標準図

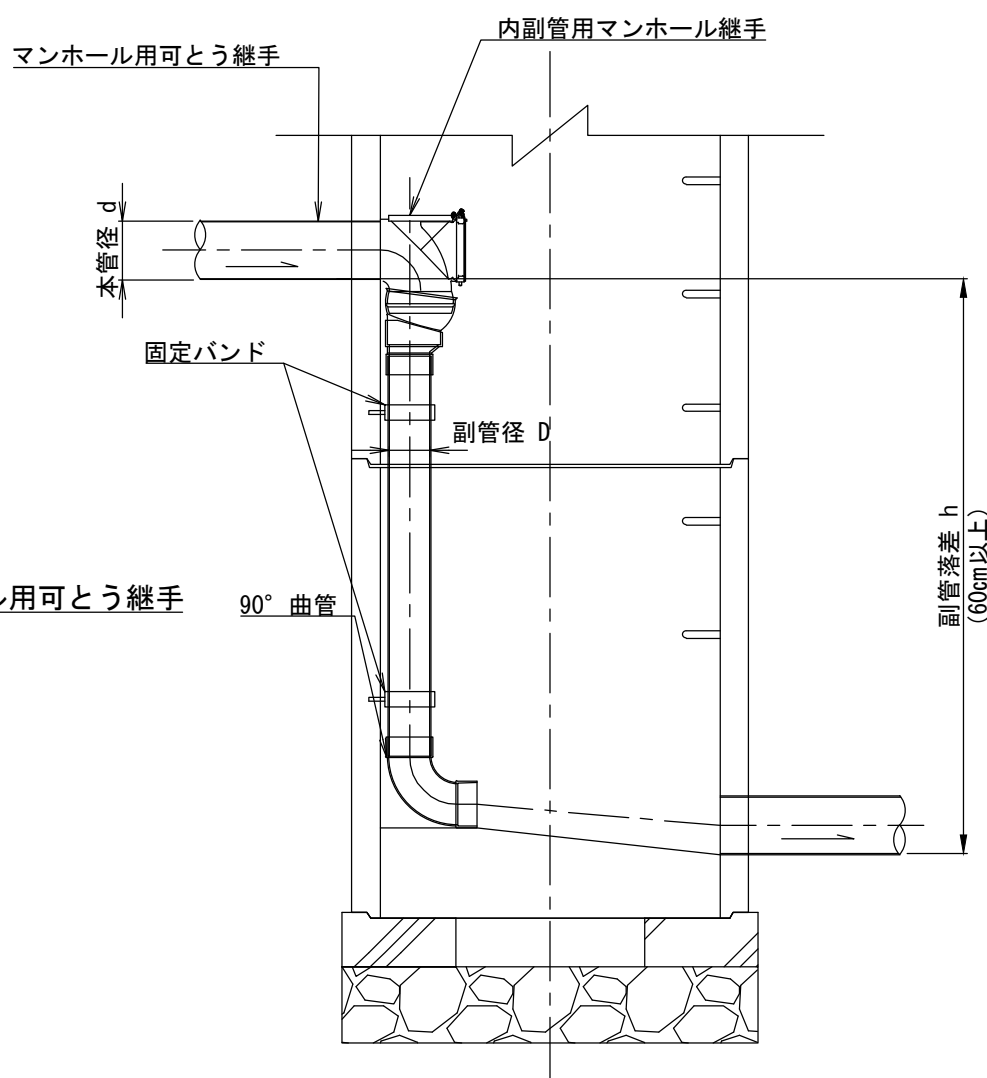

内副管寸法表(分流式)


本管径 d	副管径 D
φ250	φ200

土留工標準図 S=1:20


(参考図)

建込簡易土留

平面図

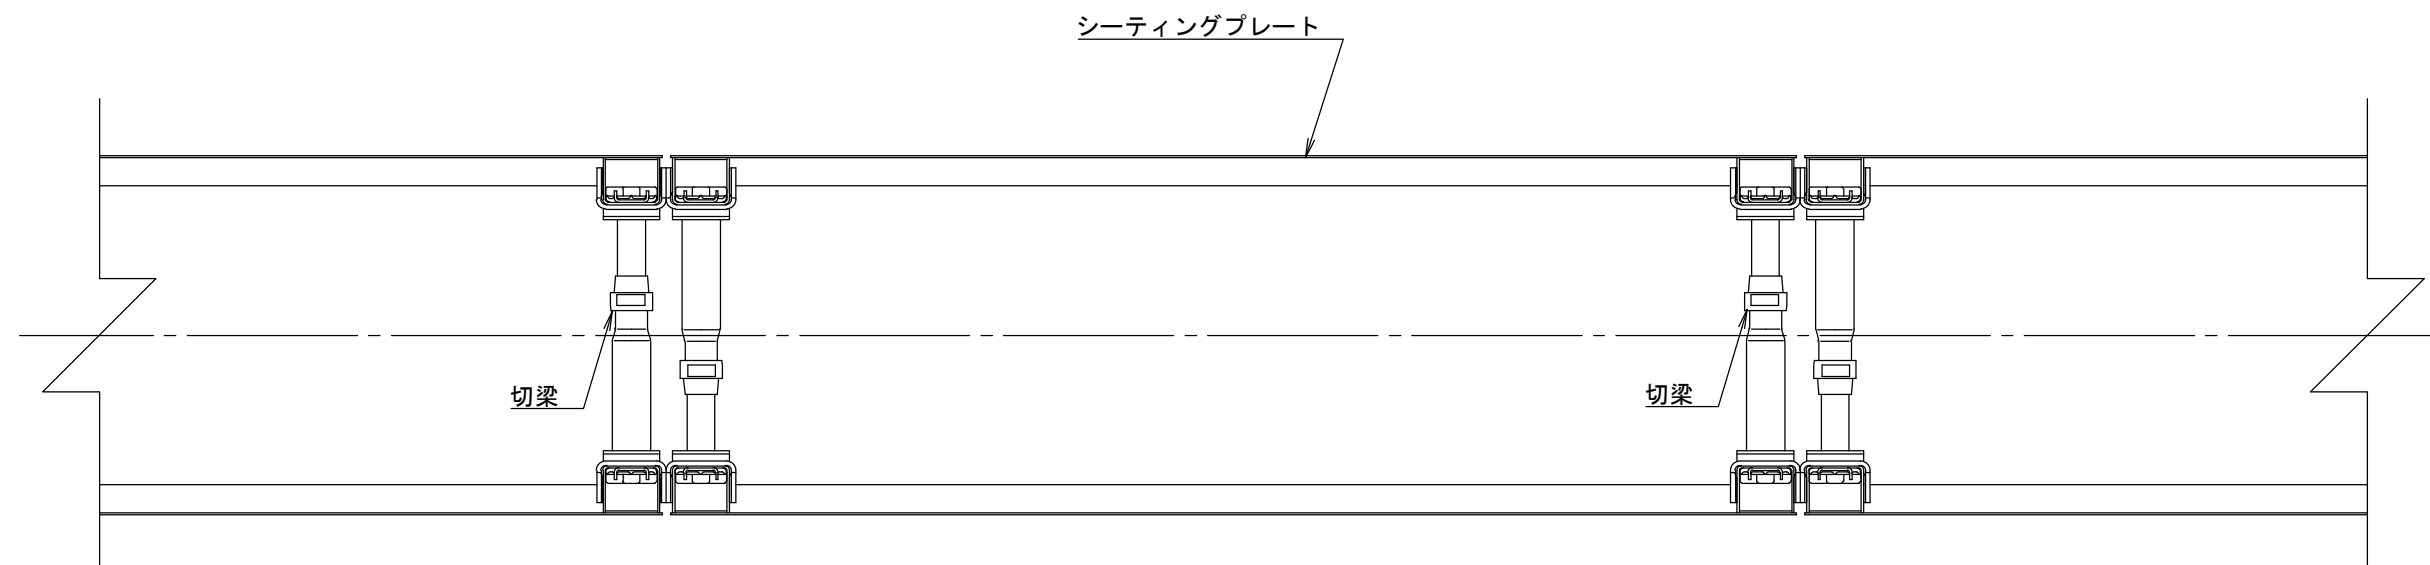

断面図

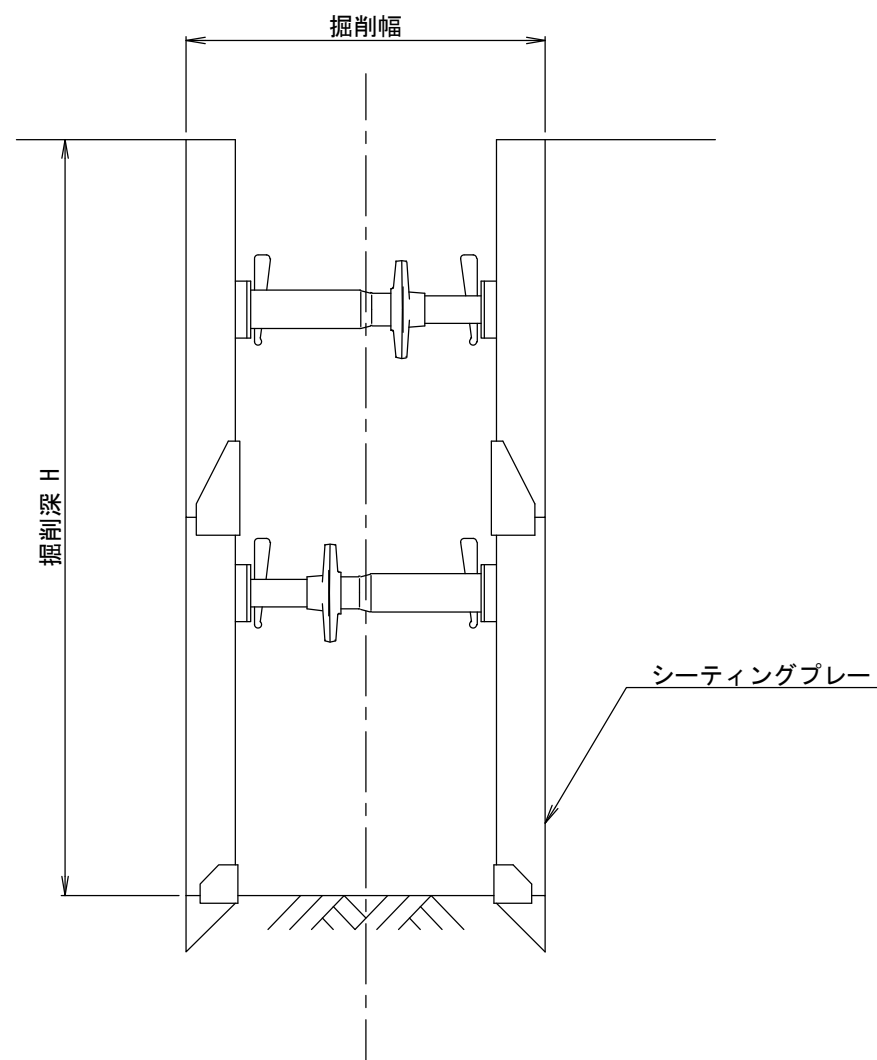

令和8年度	工事番号	
事業名	老朽施設等更新事業	
工事名	生保内浄水場排水管更新工事	
地区名	仙北市田沢湖生保内字武蔵野地内	
1号組立マンホール標準構造図 土留工標準図	縮尺	1:20
照査	設計	図面番号 6/6
秋田県仙北市		