

2号取水井構造図

井戸構造図 S=1:H100, V20

上部工構造図 S=1:30


(旧)2号取水井

(新)2号取水井






ケーシング井戸 (R7施工済)

平面図

配管平面図

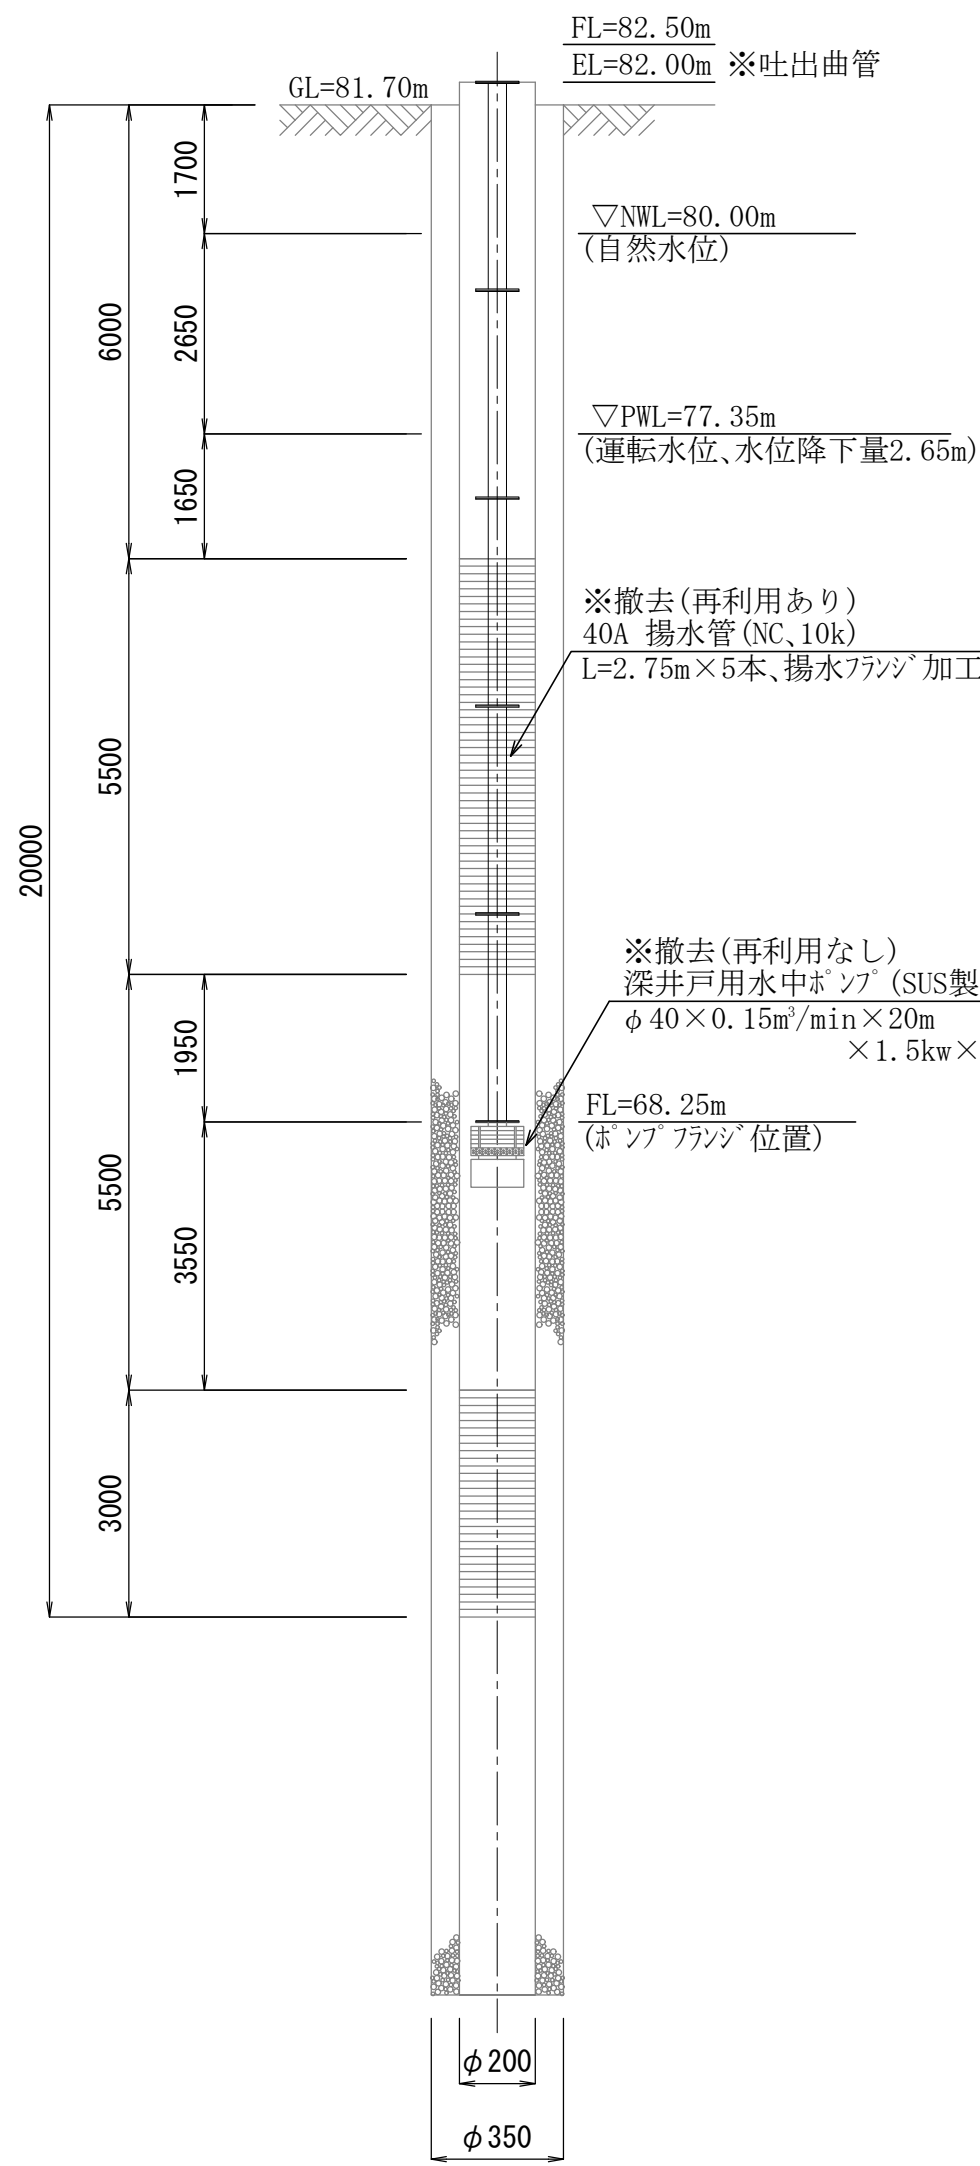

標尺 (m)	深度 (m)	土質記号	土質名	色調	備考
1.00	1.00		表土		
2.00	2.50		粘土混り砂礫	暗褐	
3.00	3.50		砂礫	黄褐	
4.00					
5.00					
6.00			玉石混り砂礫	黄褐	
7.00					
8.00					
9.00					
10.00	10.00				
11.00			玉石混り砂礫	青灰	
12.00					
13.00			玉石混り砂礫	青灰	
14.00					
15.00	15.50				
16.00			粘土混り砂礫	青灰	
17.00	17.00				
18.00					
19.00			玉石混り砂礫	青灰	
20.00					
21.00					
22.00	22.50				
23.00			粘土混り砂礫	黄褐	
24.00					
25.00	25.50				

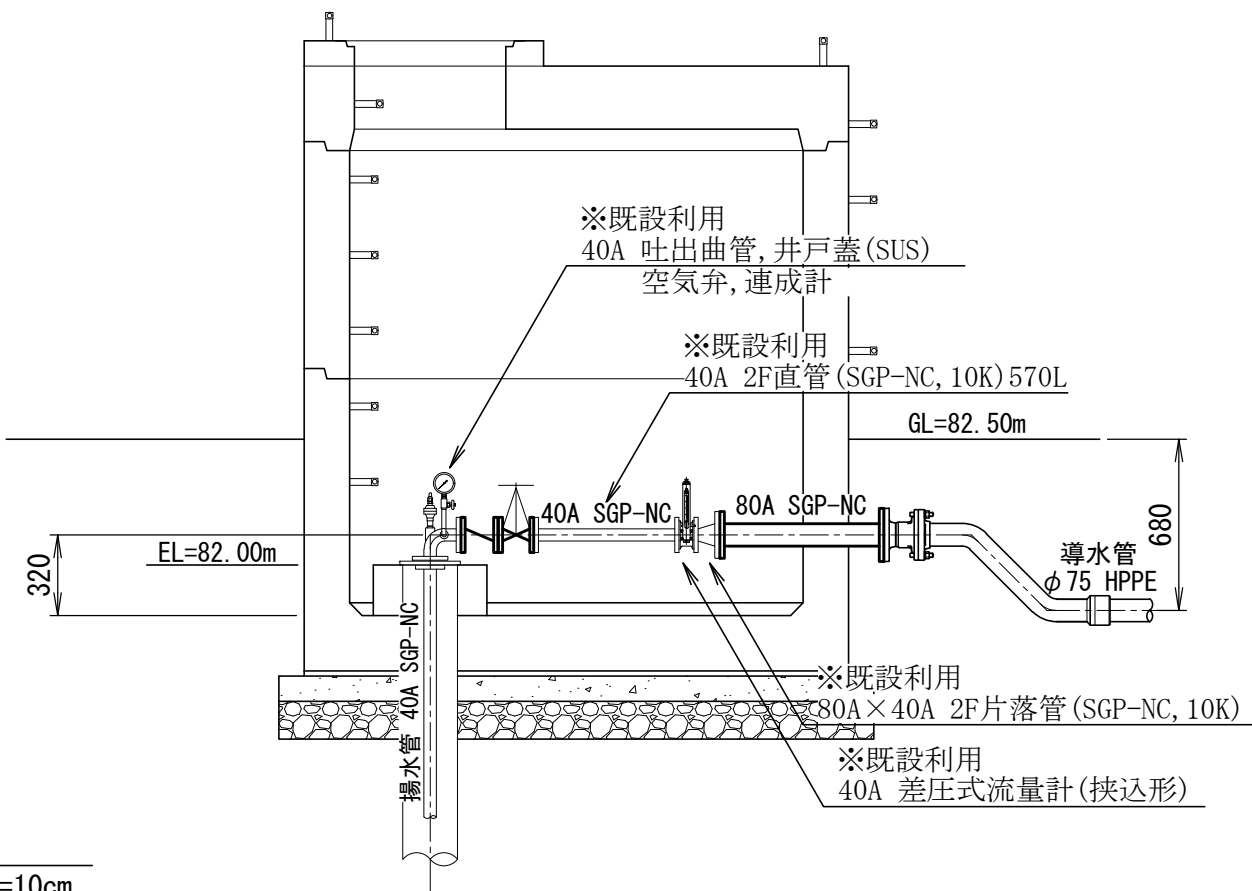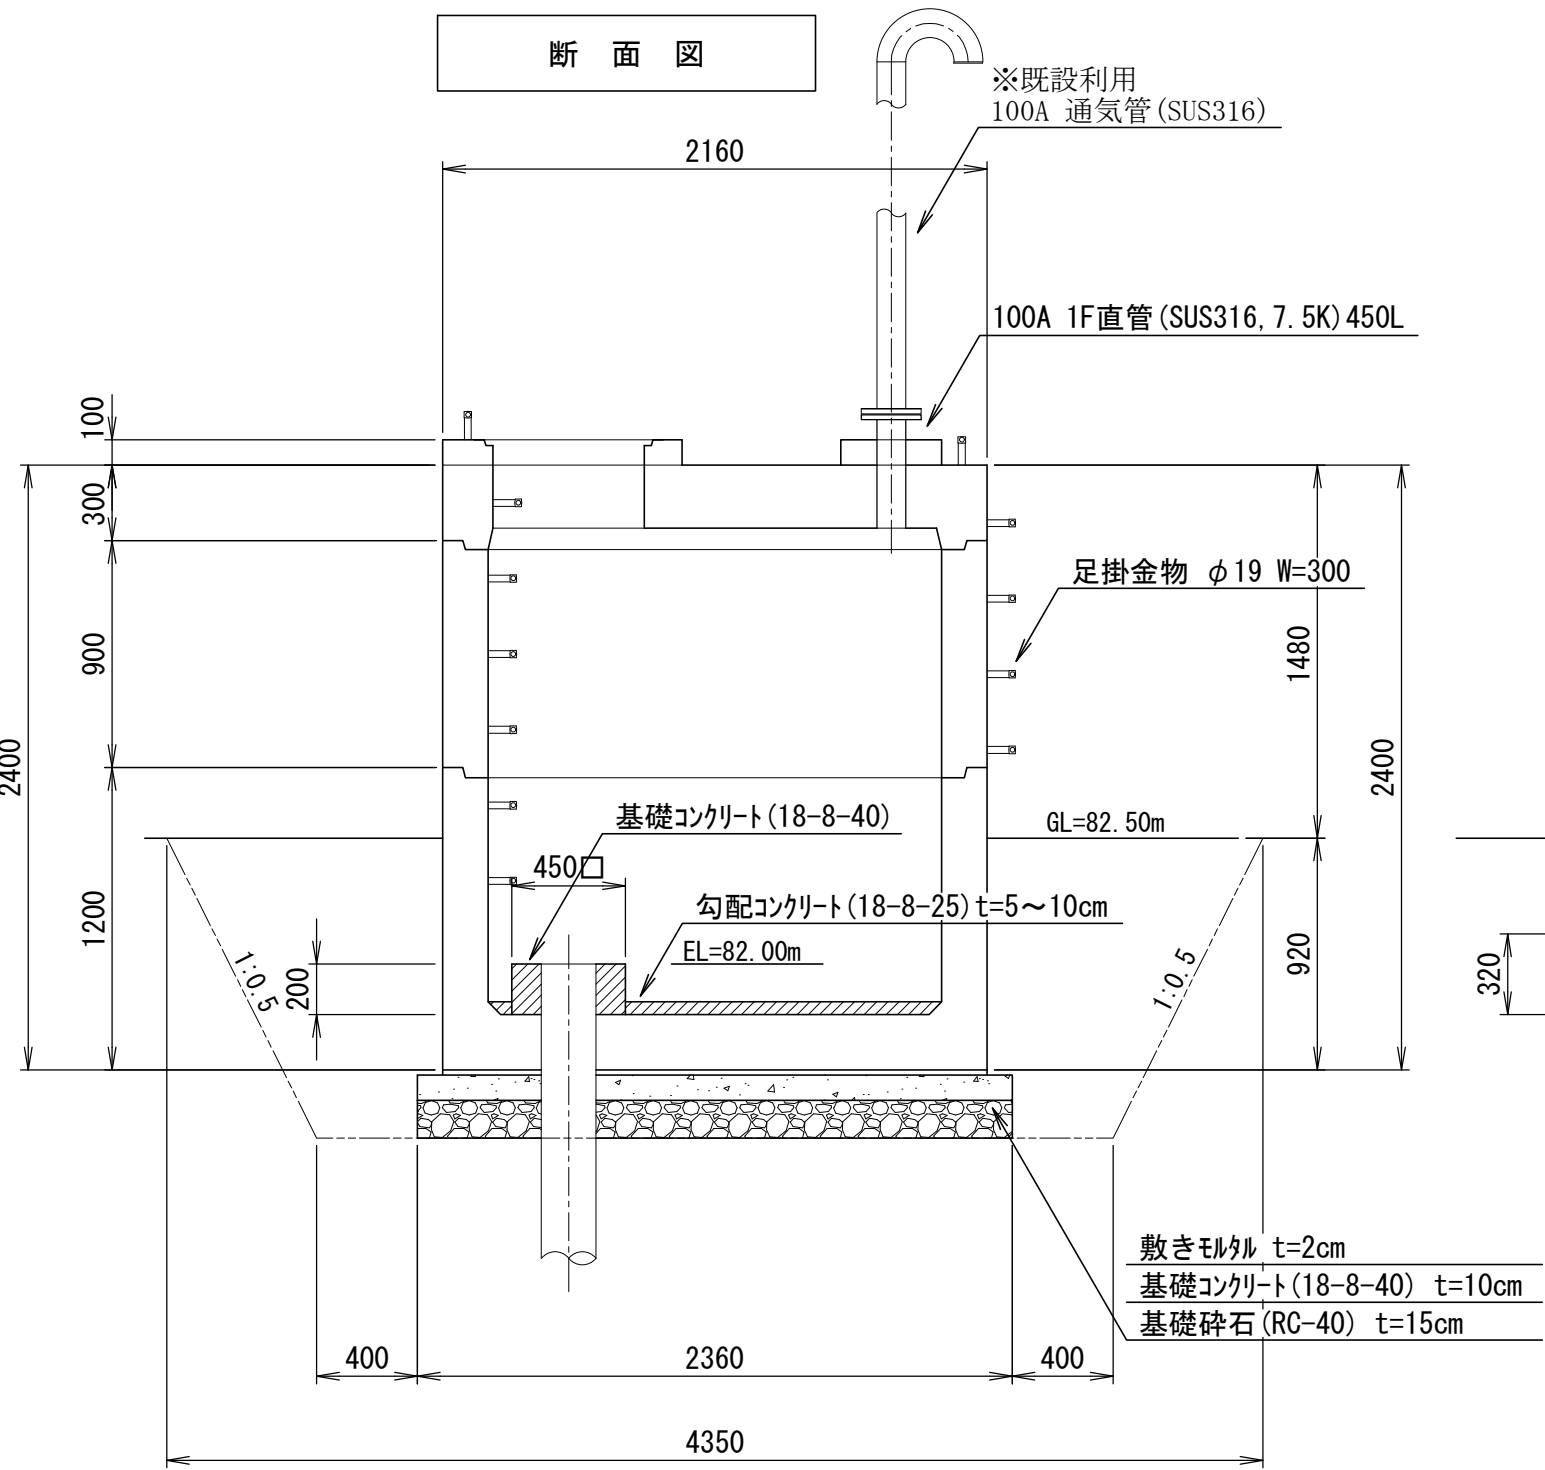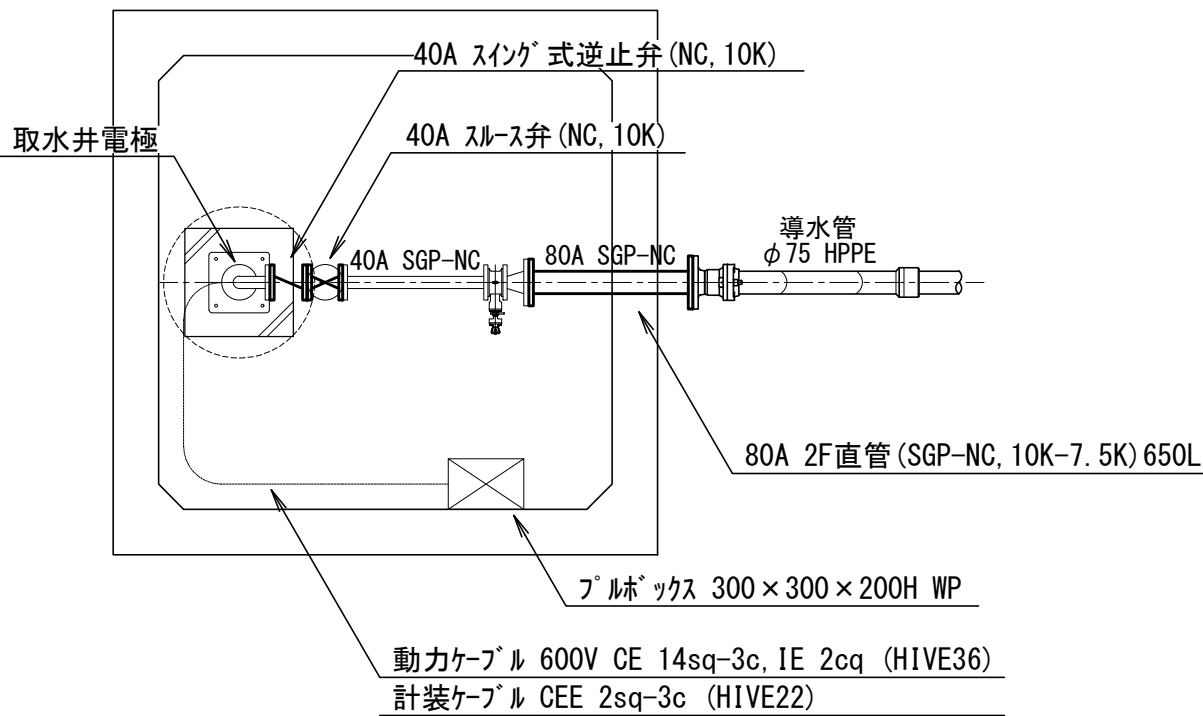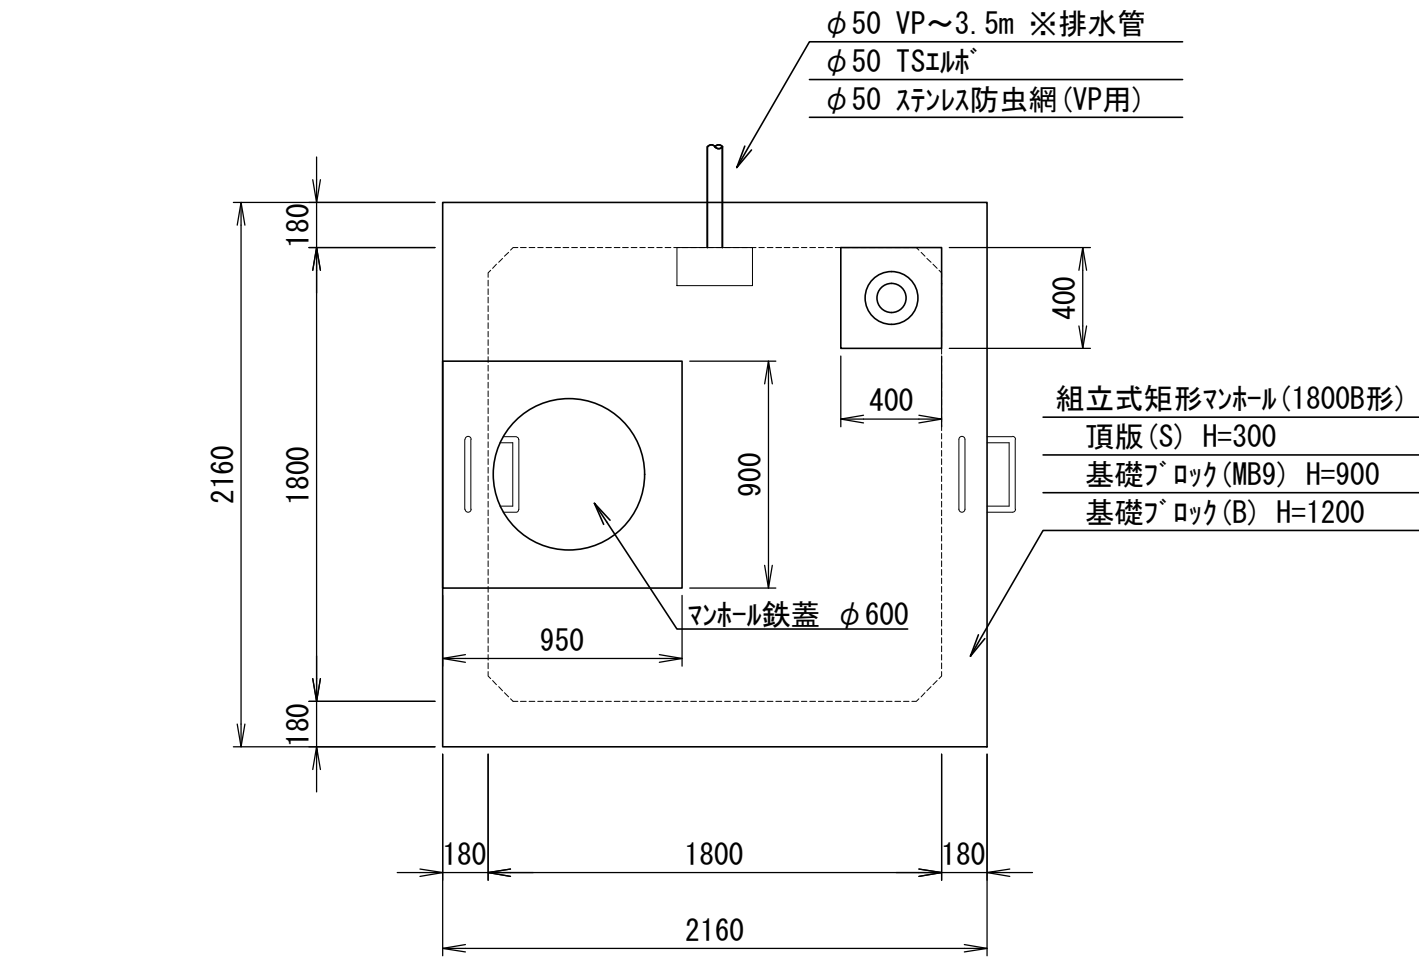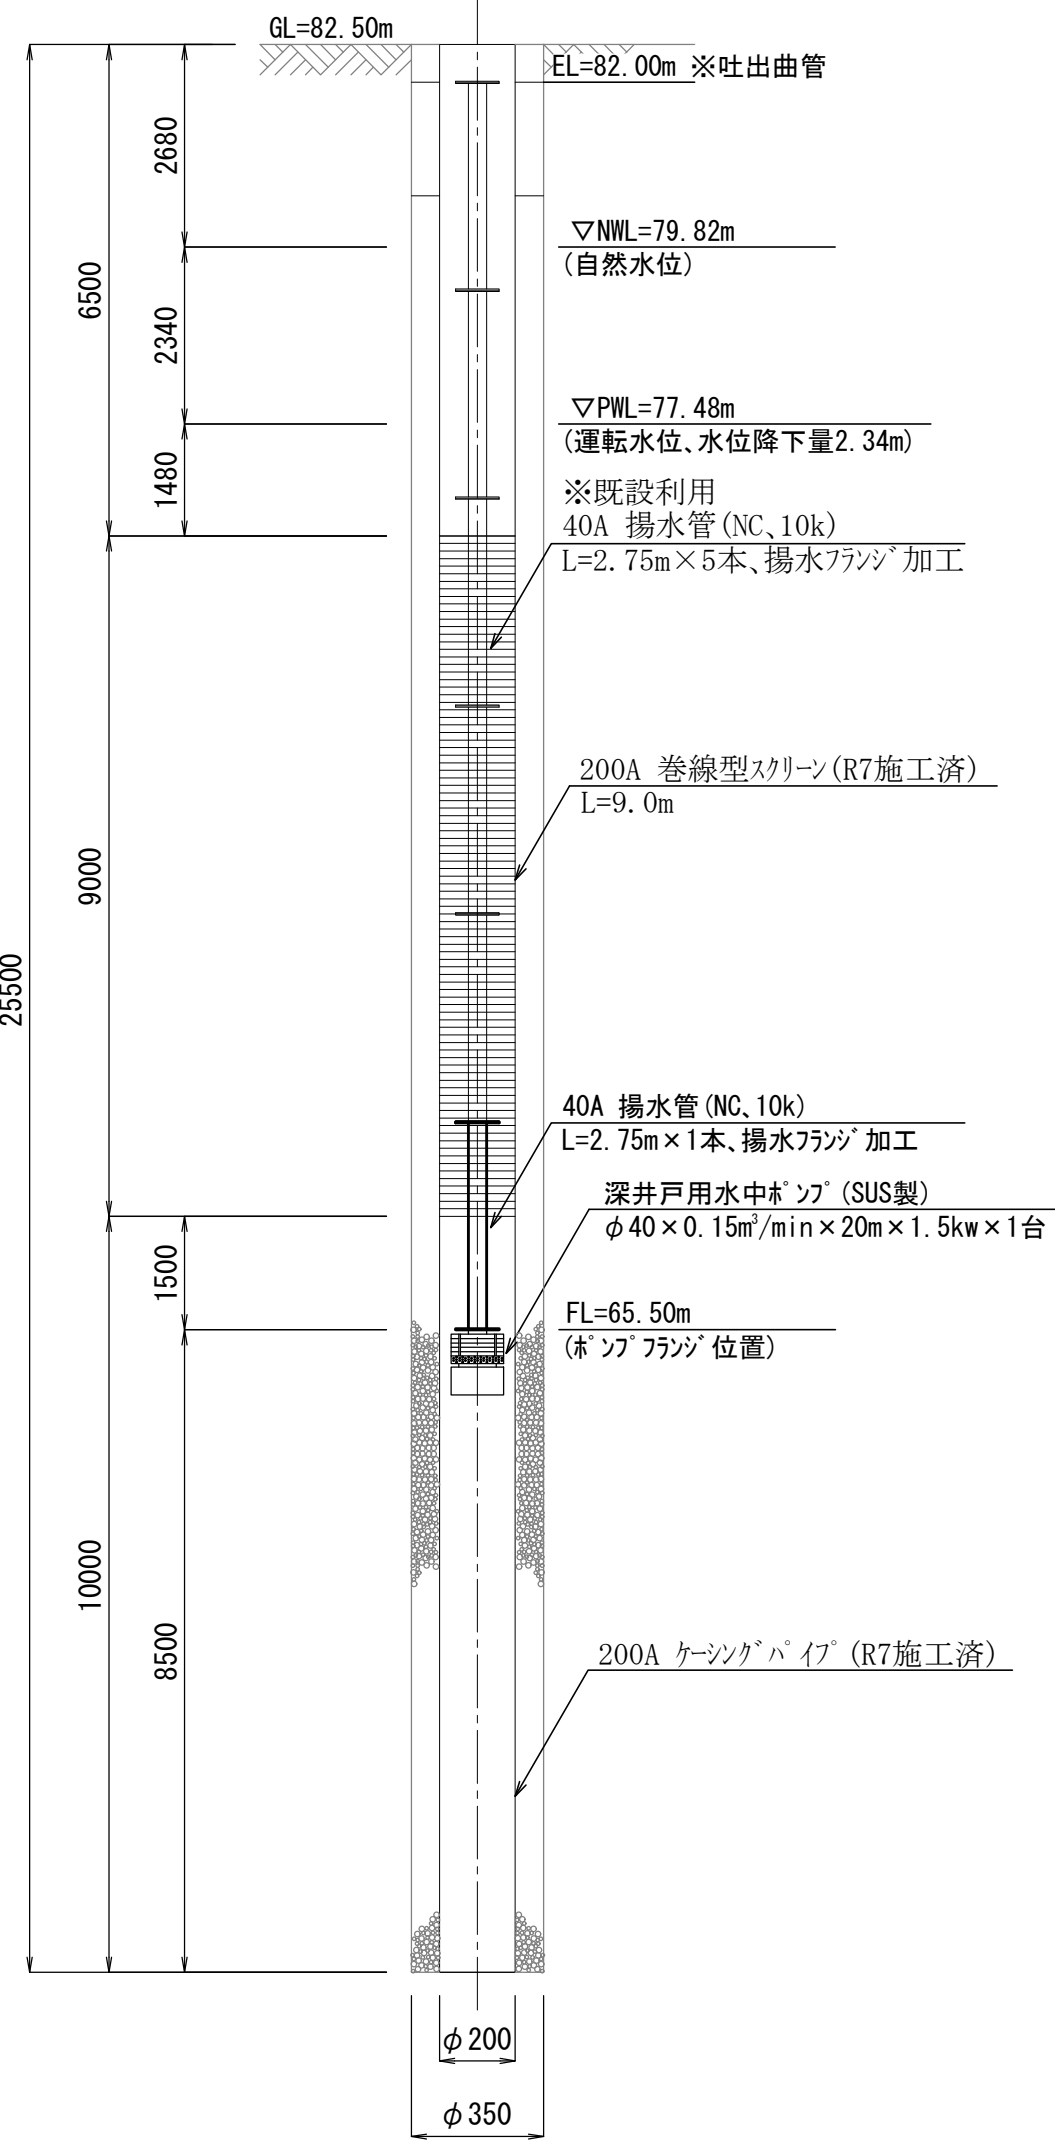

【特記事項】

- 「SGP-NC」はパイロコート鋼管(原管:JIS G 3452)を示す。
- 「HPPE」は水道配水用ポリエチレン管(JWWA K 144)を示す。
- 「VP」は硬質ポリ塩化ビニル管(JIS K 6741)を示す。
- フランジ規格は屋内配管を10K仕様、埋設配管は7.5K仕様とし、接合材はステンレスボルトナット+ゴムパッキンとする。
- (旧)2号取水井の設備について、一部を(新)2号取水井へ利用する。

令和8年度	工事番号	
事業名	仙北市水道事業	
工事名	西明寺低区第2浄水場 2号取水井整備工事	
地区名	仙北市西木町小淵野字清水川原 地内	
2号取水井構造図		縮尺 図示
照査	設計	図面番号 3
秋田県仙北市		