

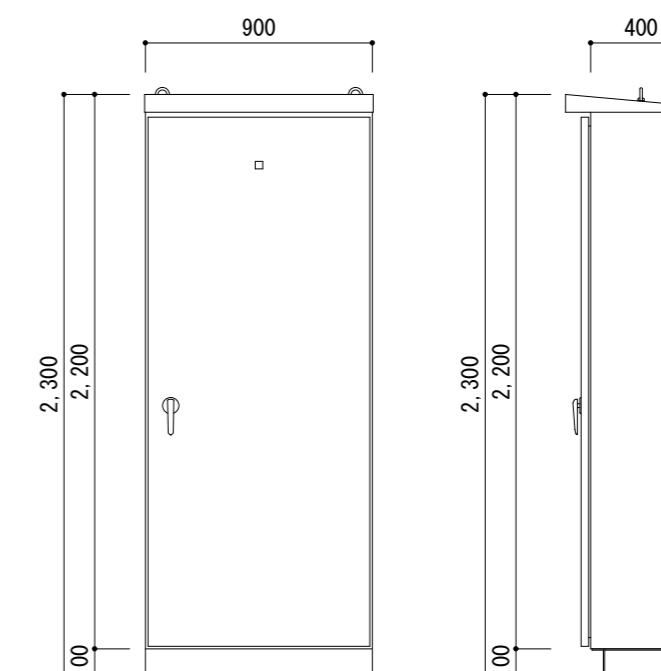
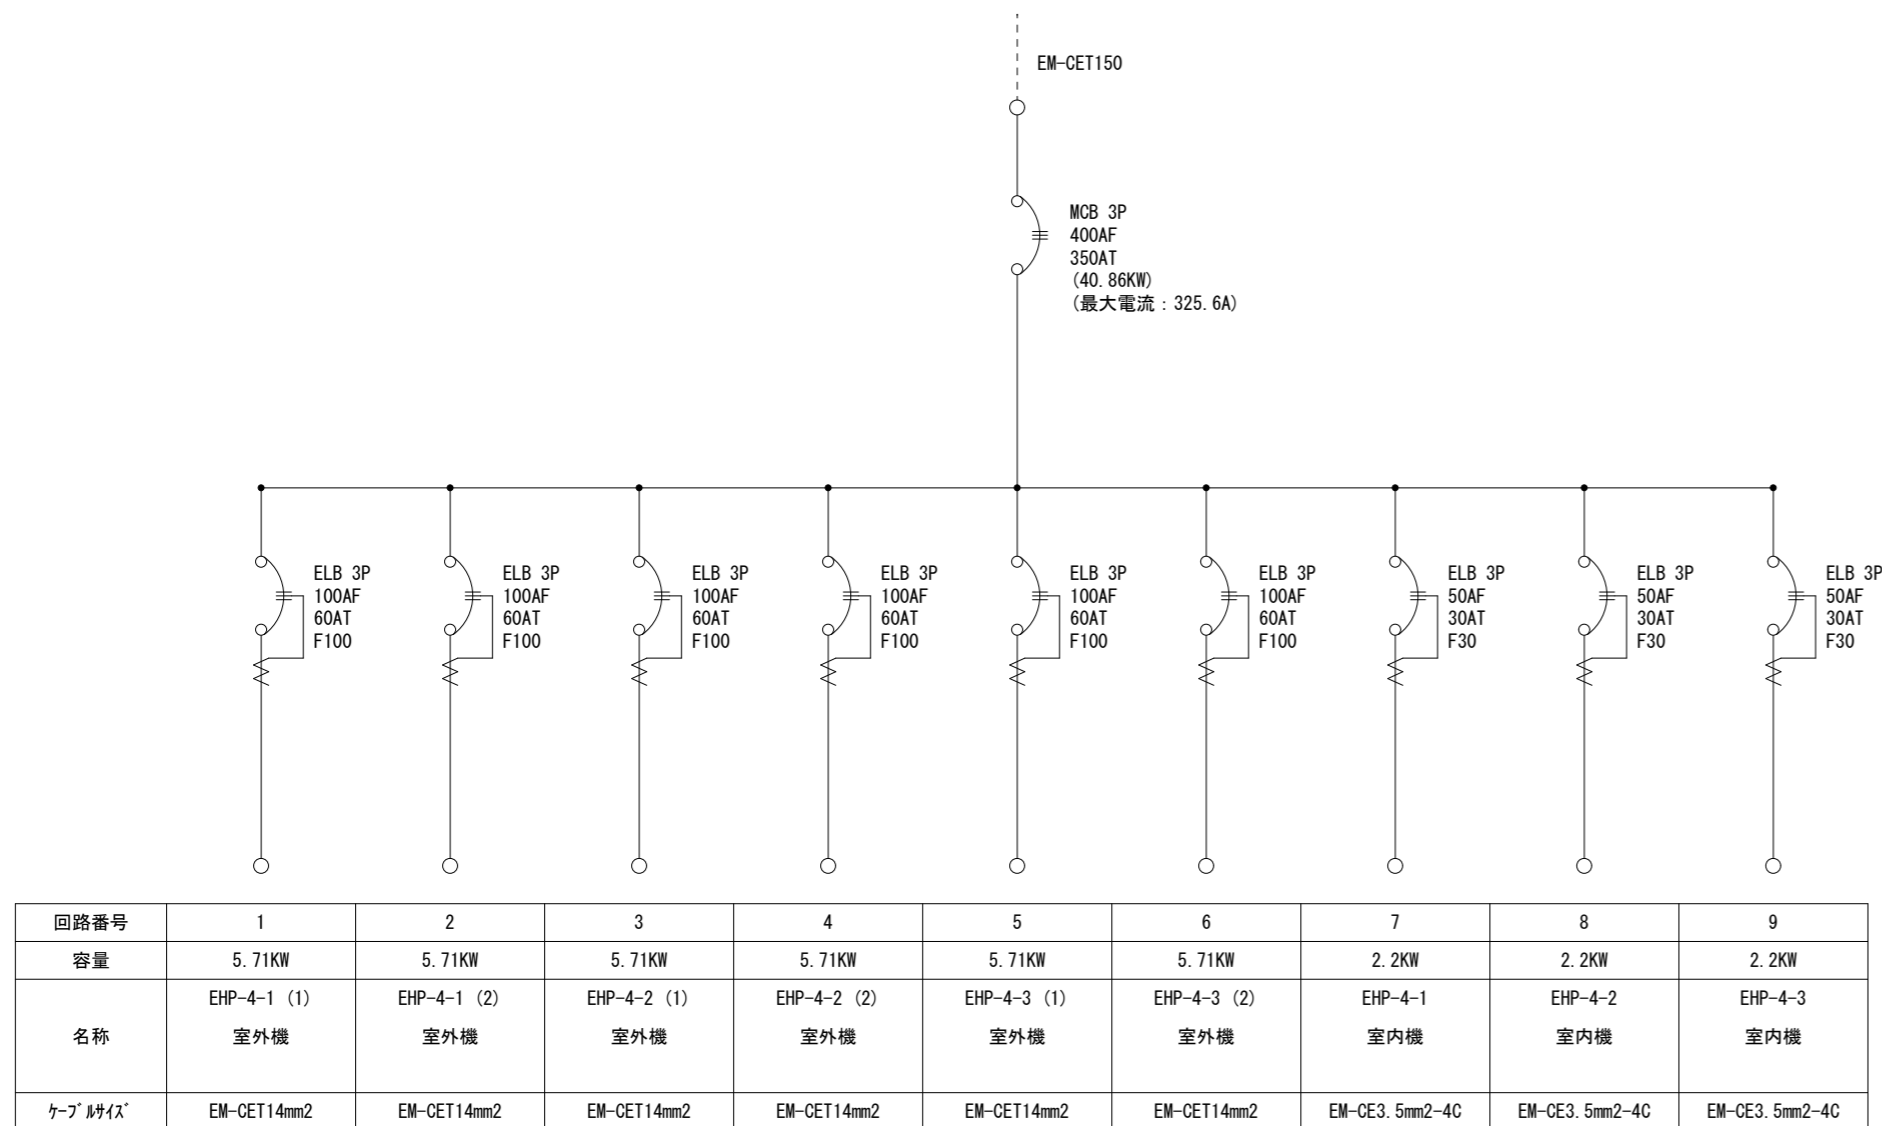


講堂空調開閉器盤
CS-1P-3
(屋外自立型)

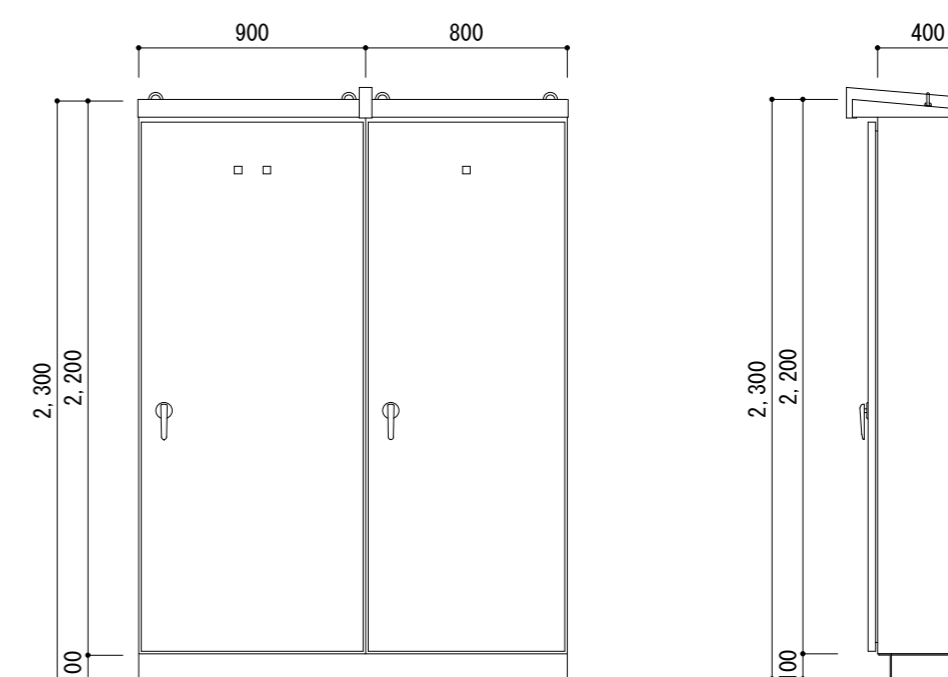

空調開閉器盤参考姿図
※メーカー標準色

空調開閉器盤
CS-1P-4
(屋外自立型)

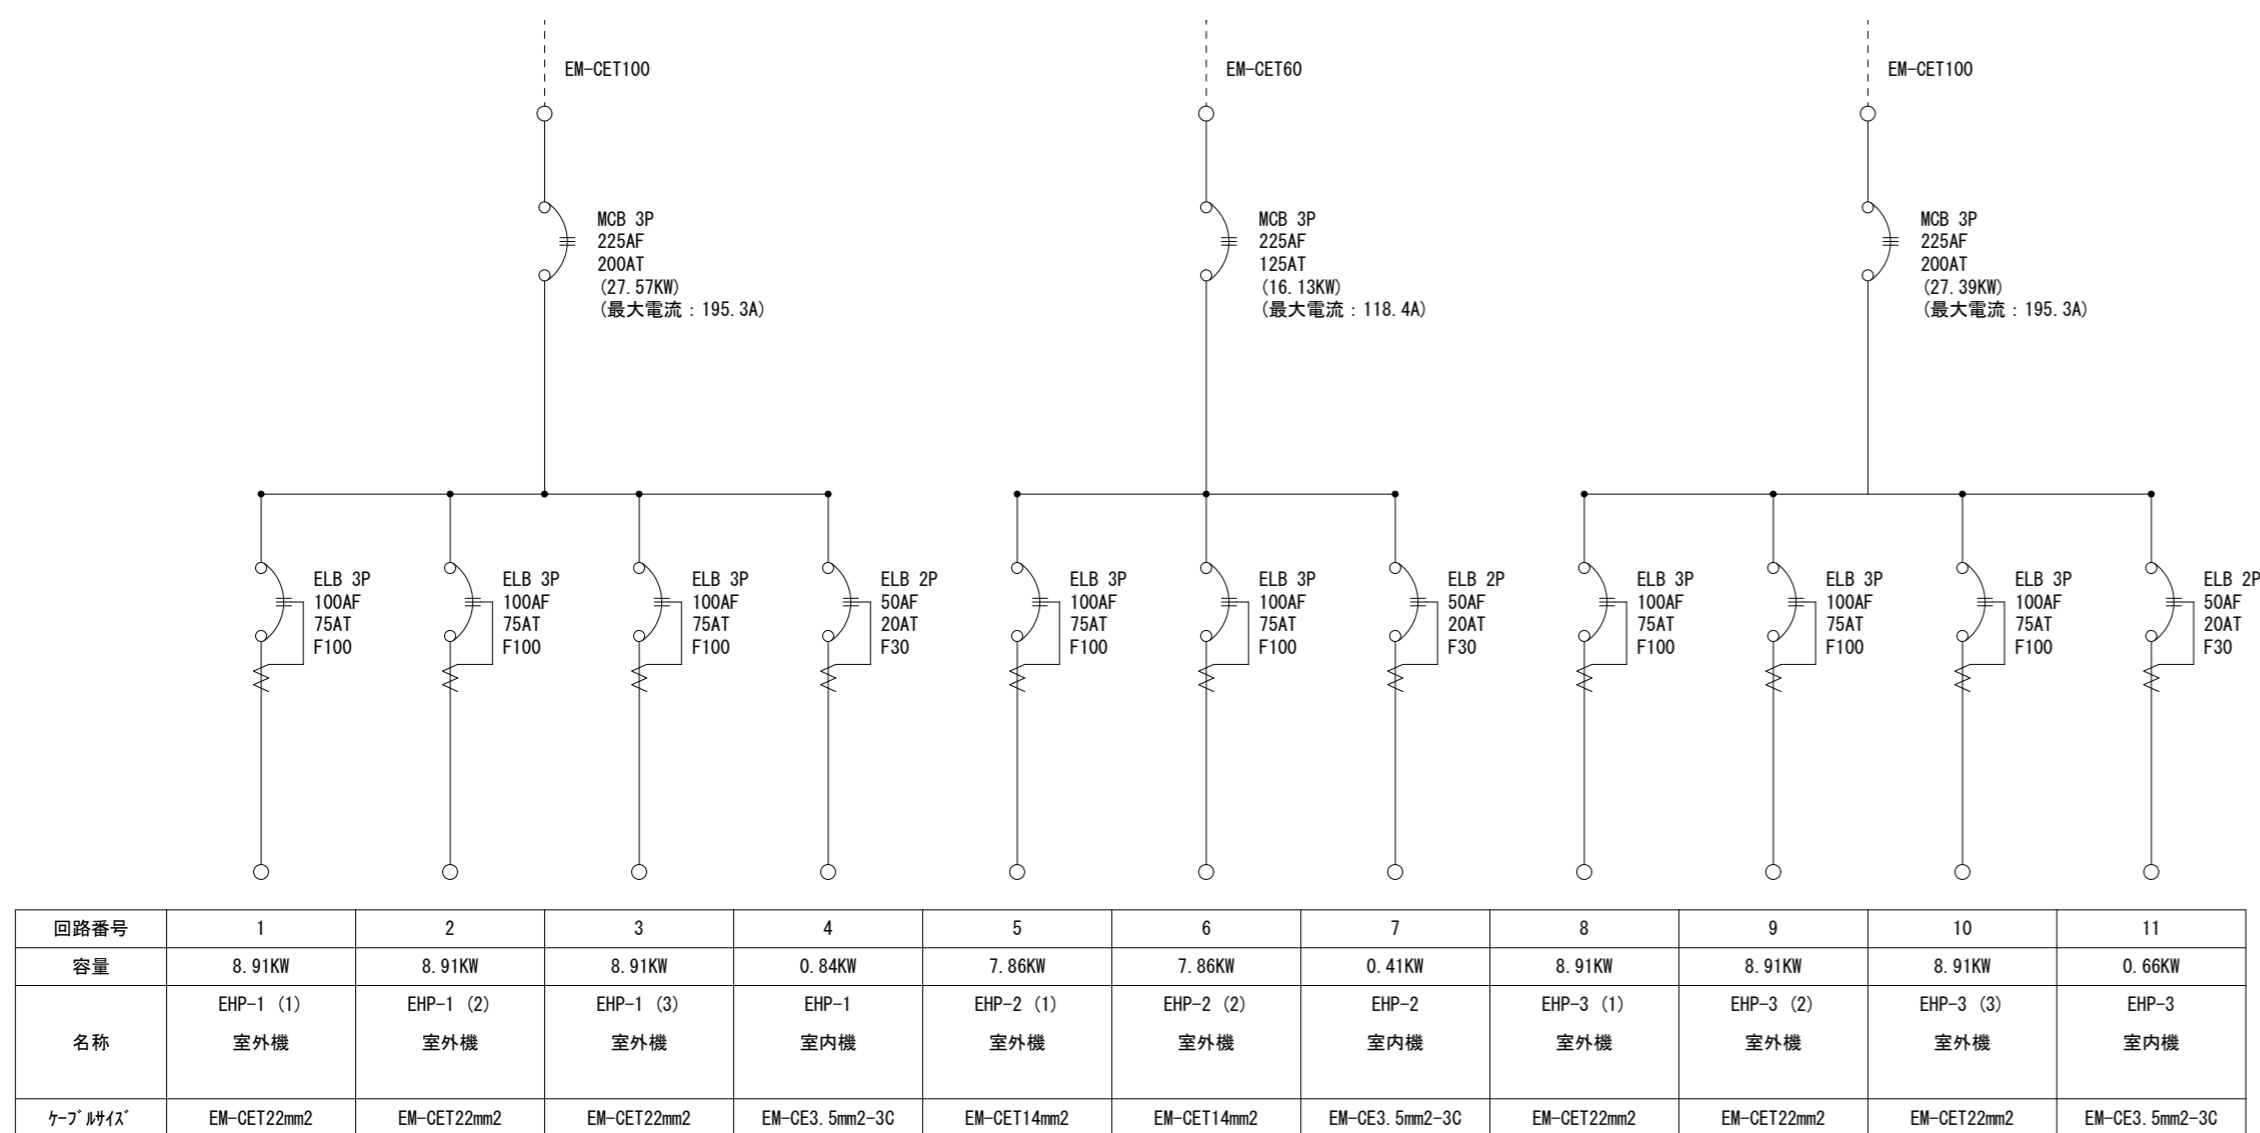

空調開閉器盤参考姿図
※メーカー標準色

TITLE

鹿角市交流センター大規模改造工事(第2期 電気設備工事)



〒018-5292
秋田県鹿角市花輪字荒田4番地1 TEL 0186-30-0203代

DATE

DESIGN

DRAW

級建築士 登録 第 号

DRAWING TITLE

動力設備単線結線図

SCALE

A2 : NON A3 : NON

NO.

E-05